

UWAGA

- 1/ INSTALACJE OŚWIETLENIA DLA BOKSÓW LOKATORSKICH I KOMUNIKACJI WYKONAĆ PRZEWODAMI YDp 3 x 1,5mm² - ZARZUCIĆ ZAPARAWĄ CEMENTOWĄ
2. OSPRZĘT SZCZELNY WPUSZCZANY CZĘŚCIOWO pod l/mk.
3. UZIOM WYRÓWNAWCZY - TAŚMA STAL. OCYNK 30 x 3mm n/u.
- SONDY - PRĘTY Ø 16mm stalowe do dług. 1,5m. UZIOM. POŁĄCZYĆ Z INSTALACJĄ OGRZEWANIA I RURAMI STALOWYMI WODY ORAZ KANALIZACJI
4. PUSZKI DLA BOKSÓW LOKATORSKICH ZABUDOWAĆ NA ZEWNĄTRZ OD STRONY KORYTARZA

LEGENDA


- OPRAWY KANAŁOWE TYPU OKi 125W z SIATKĄ OCHRONNĄ
- WYŁĄCZNIKI 1bieg - SZCZELNE NA WYS. 1,4m
- Puszki byzgoszczelne 3 i 4 wyl. dla zasilania instalacji oświetlenia p/mnic

YDYżo 3x 4mm2 do ROZDZ C.0

6xYDYżo 3x 2,5mm2

do Boksów Garażowych z TG

WLz 5xLgY 70mm2 AROT DVK 100
+ taśma stal.ocynk. 30 x 3mm
z złącza do TABLIC GŁÓWNYCH
- PARTER

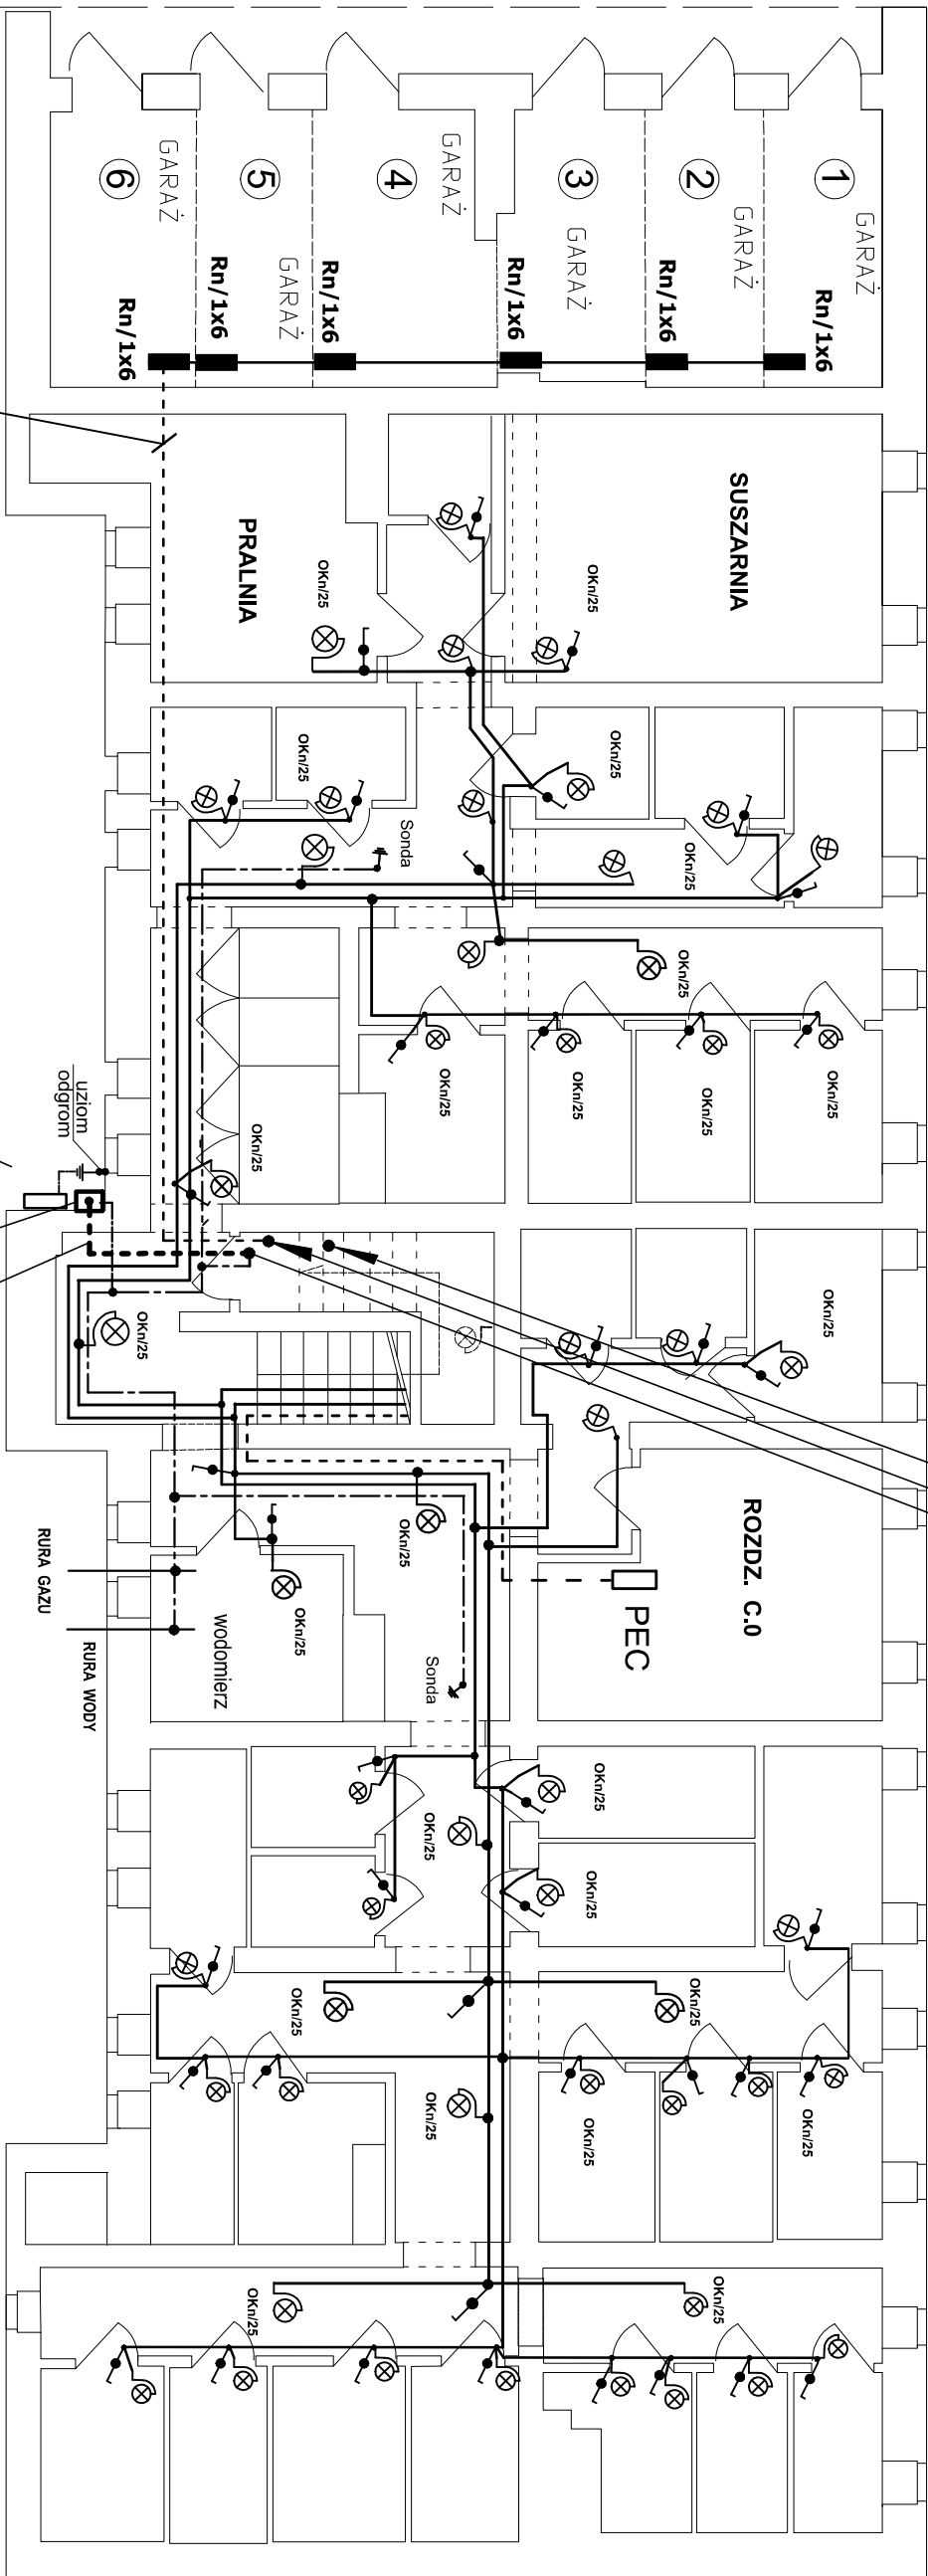

6xYDYżo 3x 2,5mm2
do Boksów Garażowych

WLz 5xLgY 70mm2
+ taśma stal.ocynk. 30 x 3mm
z W/poż do TABLIC GŁÓWNYCH -

Przewidywane miejsce
zabudowy złącza Kablowego
realizowanego przez Tauron

Projektowany wyłącznik p/poż
zabudowany
obok złącza Kablowego.

PLAN INSTALACJI ELEKTRYCZNYCH
RZUT PIWNIC

Projekt		43-100 TYCHY alMarszałka Piłsudskiego 12
Obiekt:	Budynek mieszkalny wielorodzinny przy ul.Elifów 6 w Tychach - Wsp. nr 58/ III	
Temat:	PROJEKT BUDOWLANO -WYKONAWCZY INSTALACJI ELEKTRYCZNYCH	data: 10./2017
INWESTOR:	Miejski Zarząd Budynków Mieszkalnych Tychy ul.Filaretów 31 Wsp.mieszaniowa nr 58/III	Skala 1: 100
autor: nr uprawnień:	K. STRAUCH/MIAN 532 / 76	podpis: NR RYS. 3