


Linia WLZ kl. VI
 4x LGY25mm² + LGY16mm² w rurze RKLK ϕ 36 p/t
 Oświetlenie klatki schodowej i strychu
 YDYp 3x1,5mm², p/t

Linia WLZ kl. VIII
 4x LGY25mm² + LGY16mm² w rurze RKLK ϕ 36 p/t
 Oświetlenie klatki schodowej i strychu
 YDYp 3x1,5mm², p/t

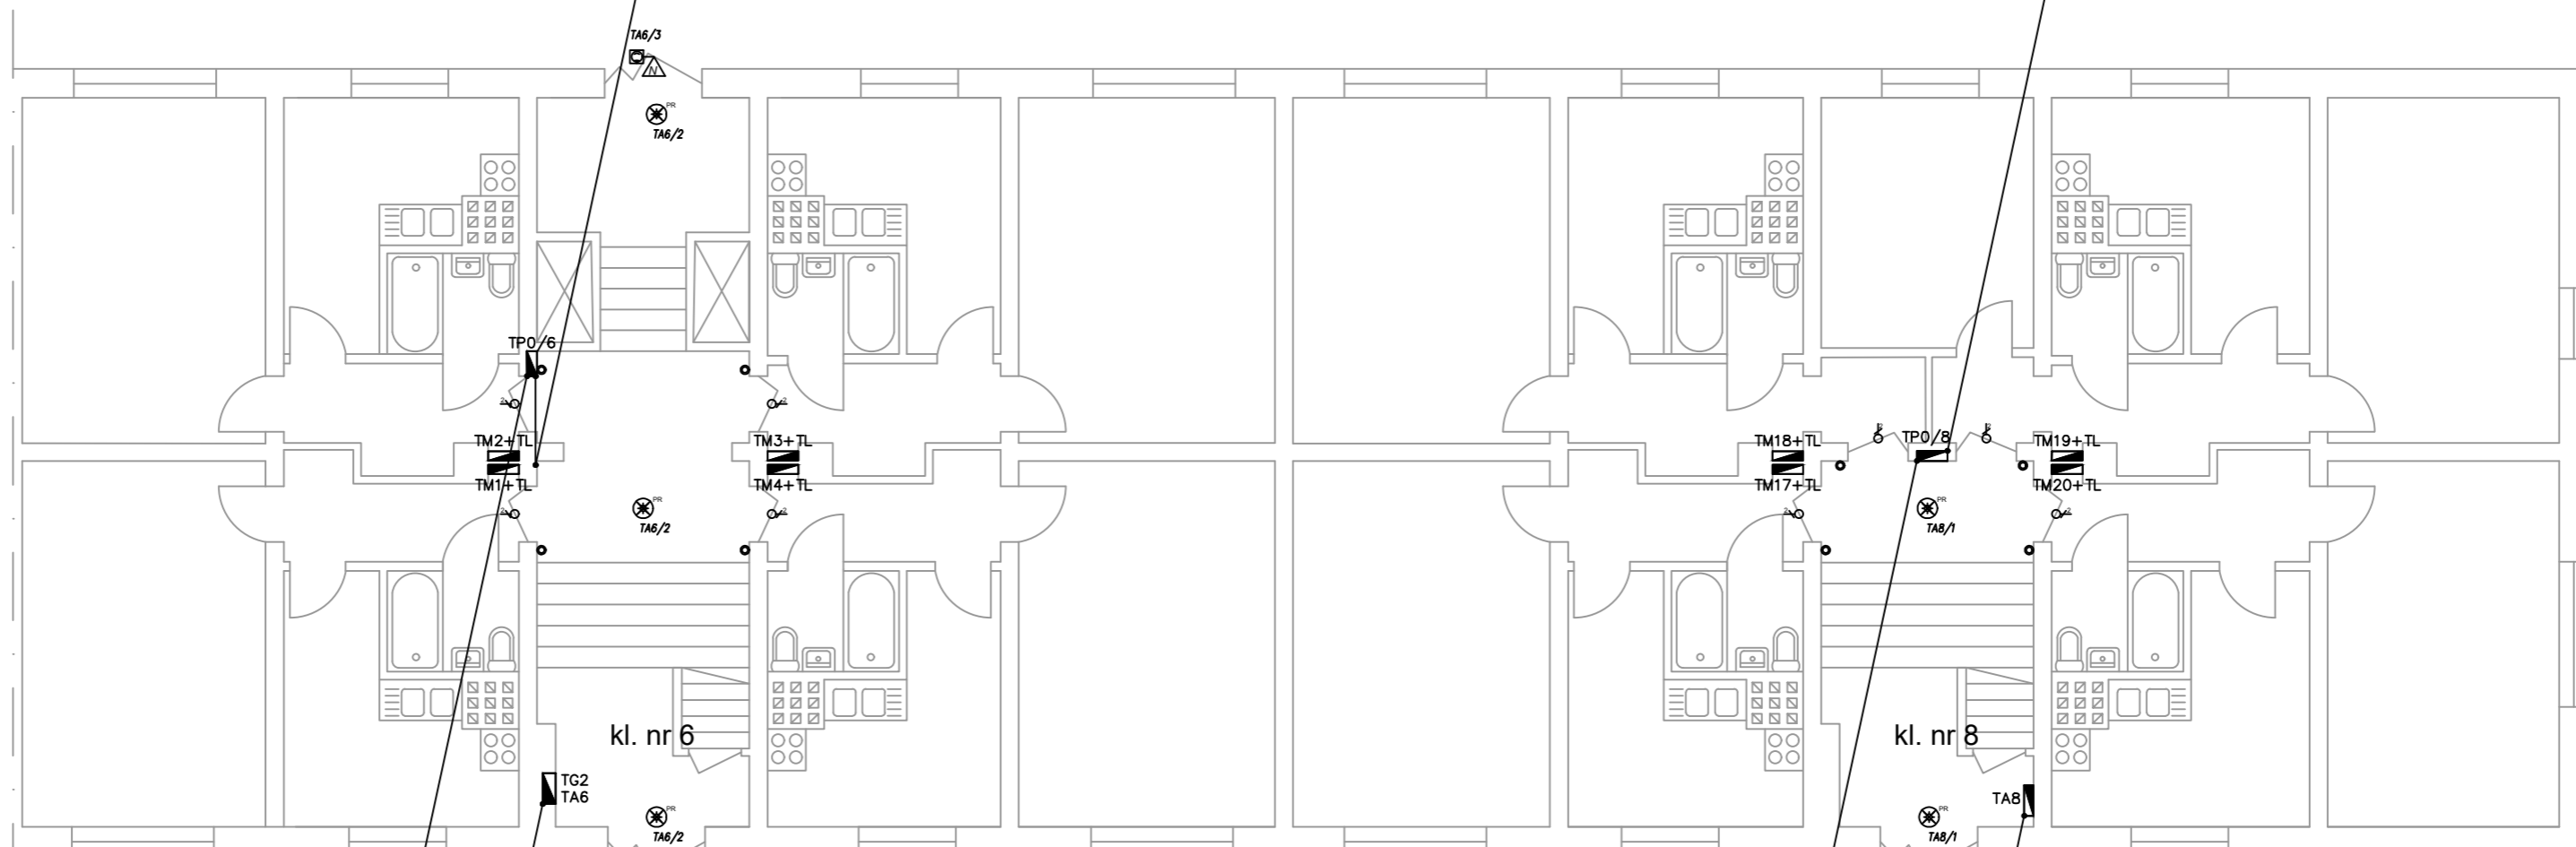

Linia WLZ kl. VI
 4x LGY25mm² + LGY16mm² w rurze RKLK ϕ 36 p/t
 Oświetlenie klatki schodowej i strychu
 YDYp 3x1,5mm², p/t

Linia WLZ kl. VI
 4x LGY25mm² + LGY16mm² w rurze RKLK ϕ 36 p/t

Linia WLZ kl. VIII
 4x LGY25mm² + LGY16mm² w rurze RKLK ϕ 36 p/t

4x LGY25mm² + LGY16mm² w rurze RKLK ϕ 36 p/t

Oświetlenie klatki schodowej

YDYp 3x1,5mm², p/t

Oświetlenie piwnic (cz. wspólna)

YDYp 3x1,5mm², p/t

Oświetlenie piwnic (boksy lok.)

YDYp 3x1,5mm², p/t

szyna PEN-GSU

1x LgY2o 35mm² w RL ϕ 28 p.t.

Linia WLZ kl. VIII
 4x LGY25mm² + LGY16mm² w rurze RKLK ϕ 36 p/t

Oświetlenie klatki schodowej i strychu

YDYp 3x1,5mm², p/t

Oświetlenie piwnic (cz. wspólna)

YDYp 3x1,5mm², p/t

Oświetlenie piwnic (boksy lok.)

YDYp 3x1,5mm², p/t

LEGENDA

- RG rozdzielnica główna
- ZK złącze kablowe
- TA tablica administracyjna
- TP tablica piętrowa
- TM+TL tablica mieszkaniowa i licznikowa
- oprawa oświetleniowa typu plafoniera LED z czujnikiem ruchu
np. Camea LED 10W prod. LENA LIGHTING
- oprawa oświetleniowa uderzenioodporna z numerem budynku, IP54
np. Portal LED 6W prod. LENA LIGHTING z czujnikiem zmierzchu
- przycisk "dzwonek", np. AD1/11 Akord prod. KONTAKT-SIMON
- wypust (przewód 2-żyłowy) dla dzwonka

BIURO PROJEKTOWE: ELEKTRO-PRO-INSTAL MARCIN SKUBIS OS. LUTYŃSKA 9 33-200 ZABRZEWÓW NIP: 632-205-30-176 TEL. 660-011-022			
PROJEKTOWAŁ: mgr inż. Marcin Skubis		PODPIS:	
NR UPRAWNIENIA: MAP/0062/PWOE/012		NAZWA INWESTYCJI: Remont wewnętrznej instalacji elektrycznej w budynku mieszkalnym wielorodzinnym przy ul. Ciasnej 2-8 w Tychach.	
INWESTOR: Wspólnota Mieszkaniowa Budynku ul. Ciasna 2-8, 43-100 Tychy		TYTUŁ RYSUNKU: PLAN INSTALACJI - PARTER	
FAZA: PW	SKALA: 1:100	DATA: 08-2019	
BRANŻA: I-EL	NR RYS.: E-12	NR ARK.: 2/2	