
 
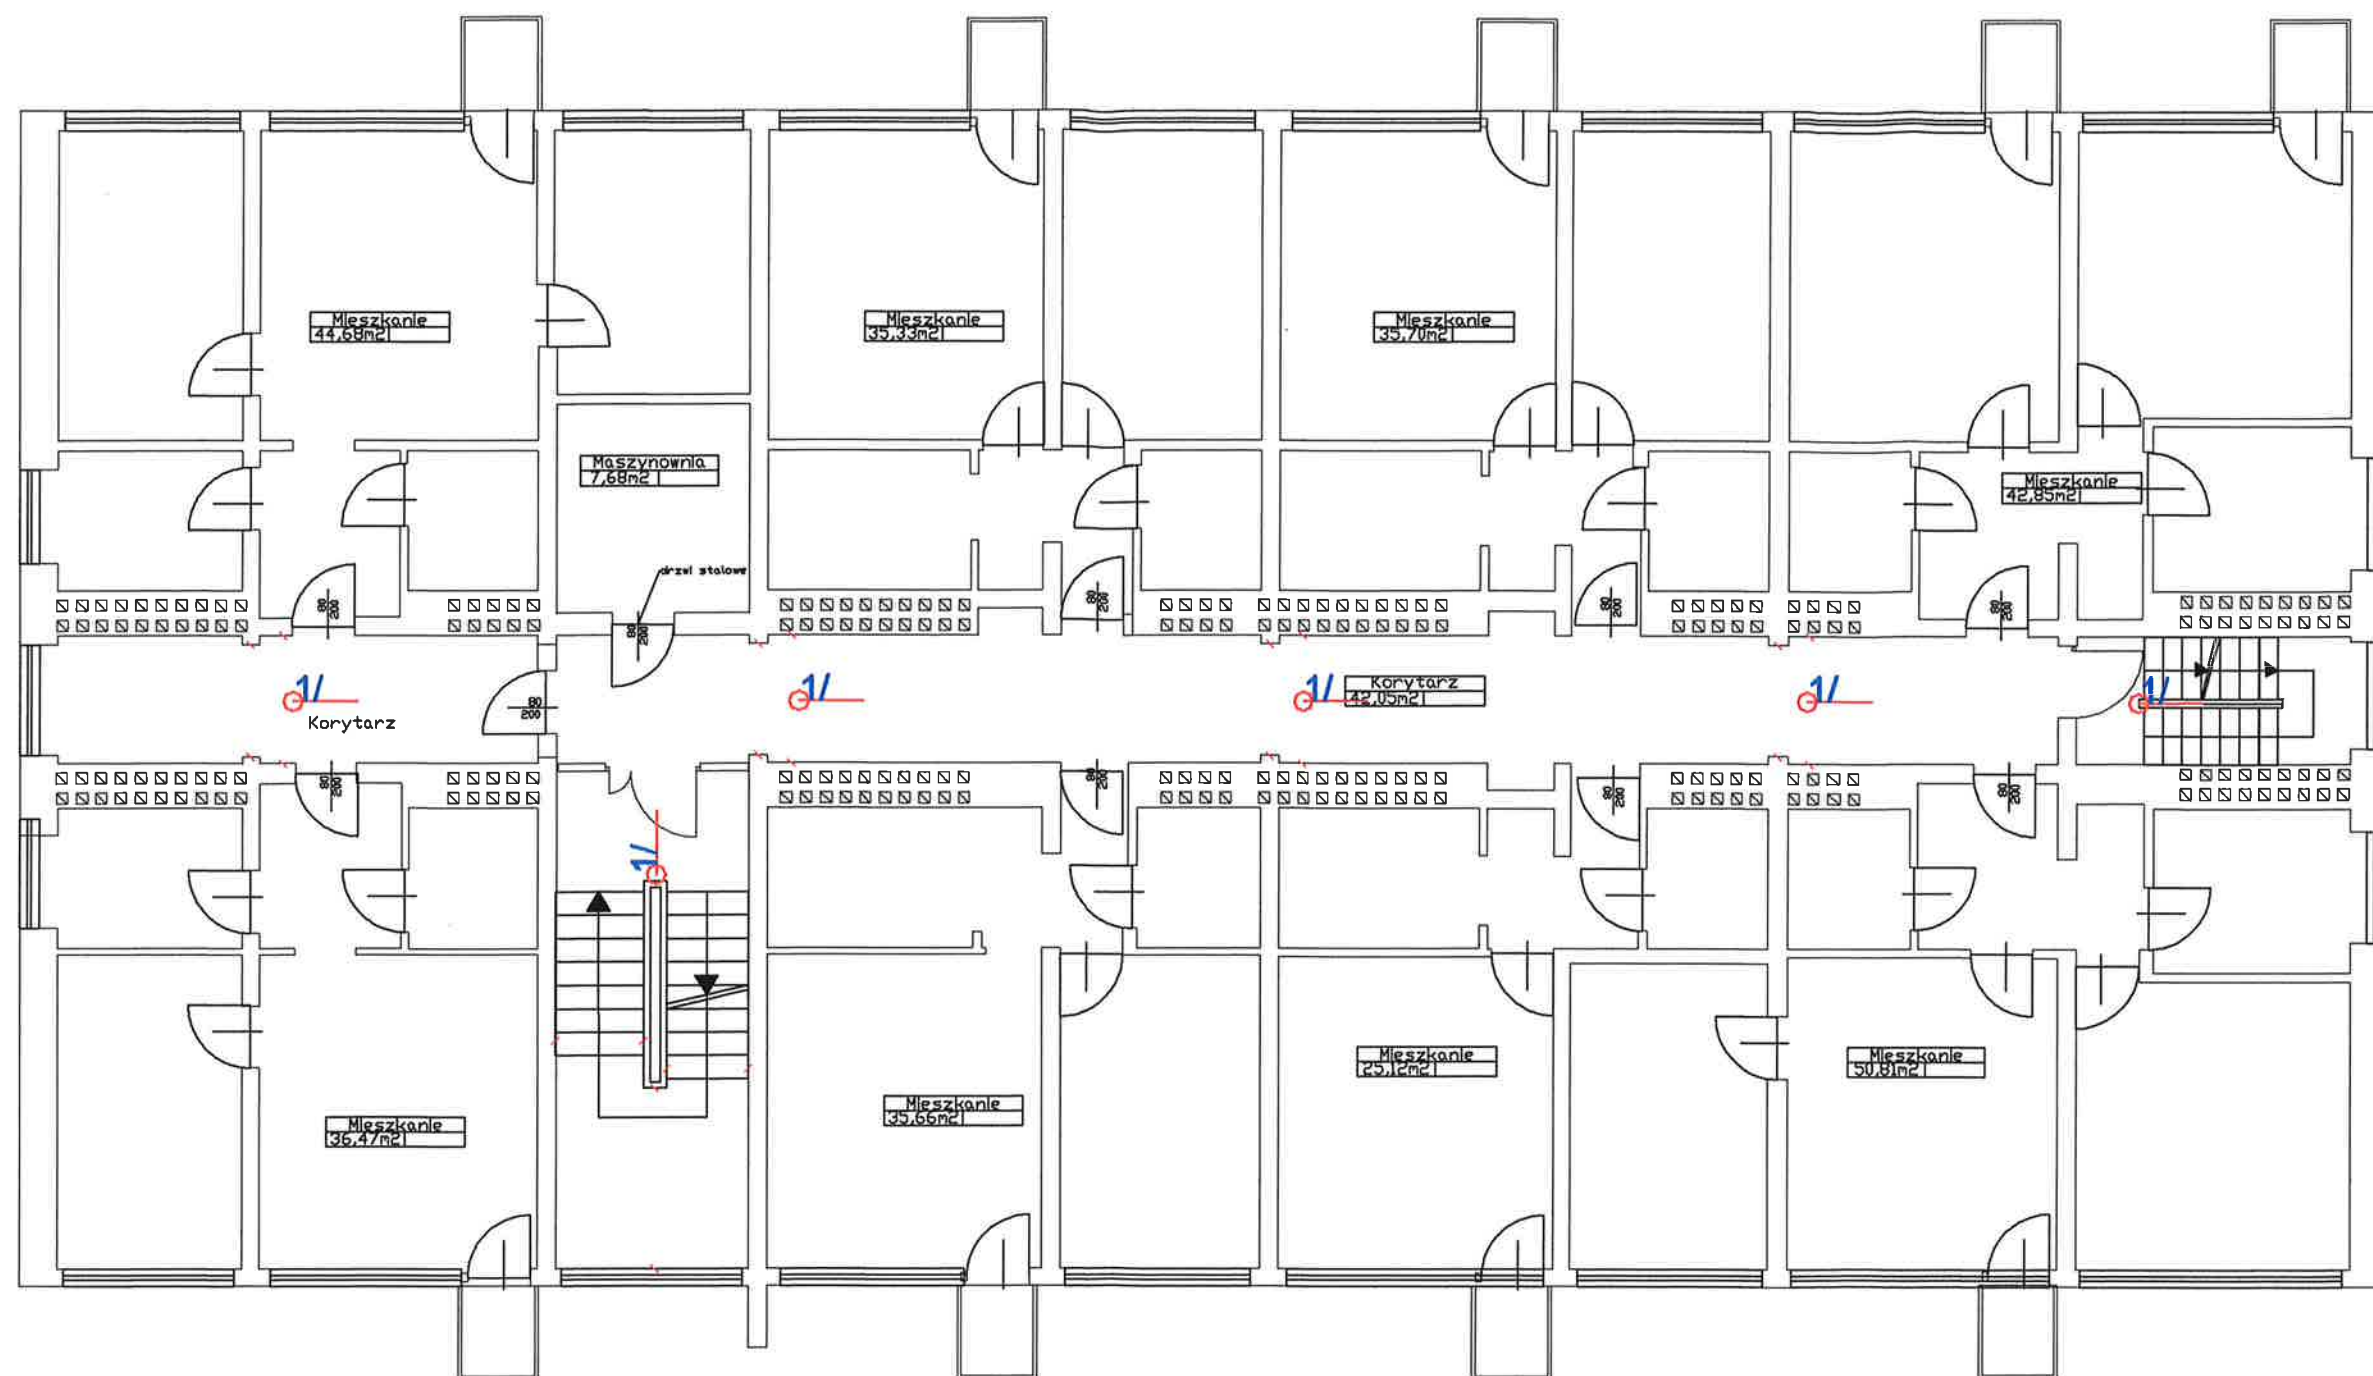





1 - Oprawa INTELIGHT STARLET EXTERNAL
SC 5W A AT 3h 96322 + soczewka SC
2 - Oprawa Primos Classik AT 1C
LED 5 T 1h ciemna z termostatem

NR RYS. 04	TEMAT:	PROJEKT INSTALACJI OŚWIETLENIA AWARYJNEGO	
DATA: Lisopad 2020 r.	ADRES:	Budynek mieszkalny wielorodzinny, ul. Elfów 32, 43-100 Tychy	
	INWESTOR:	Wspólnota Mieszkaniowa Nr 33/IV 43-100 Tychy, ul. Elfów 32	
SKALA: 1:100	NAZWA RYSUNKU:	Rzut IX piętra	
PROJEKTOWAŁ:	inż. Zbigniew Grzegorzewski	upr. nr 104/83	
OPRACOWAŁ:	mgr inż. Łukasz Miłkowski		
PIROTOKS Sp. z o.o. ul. Słonecznikowa 75. 40-748 Katowice			

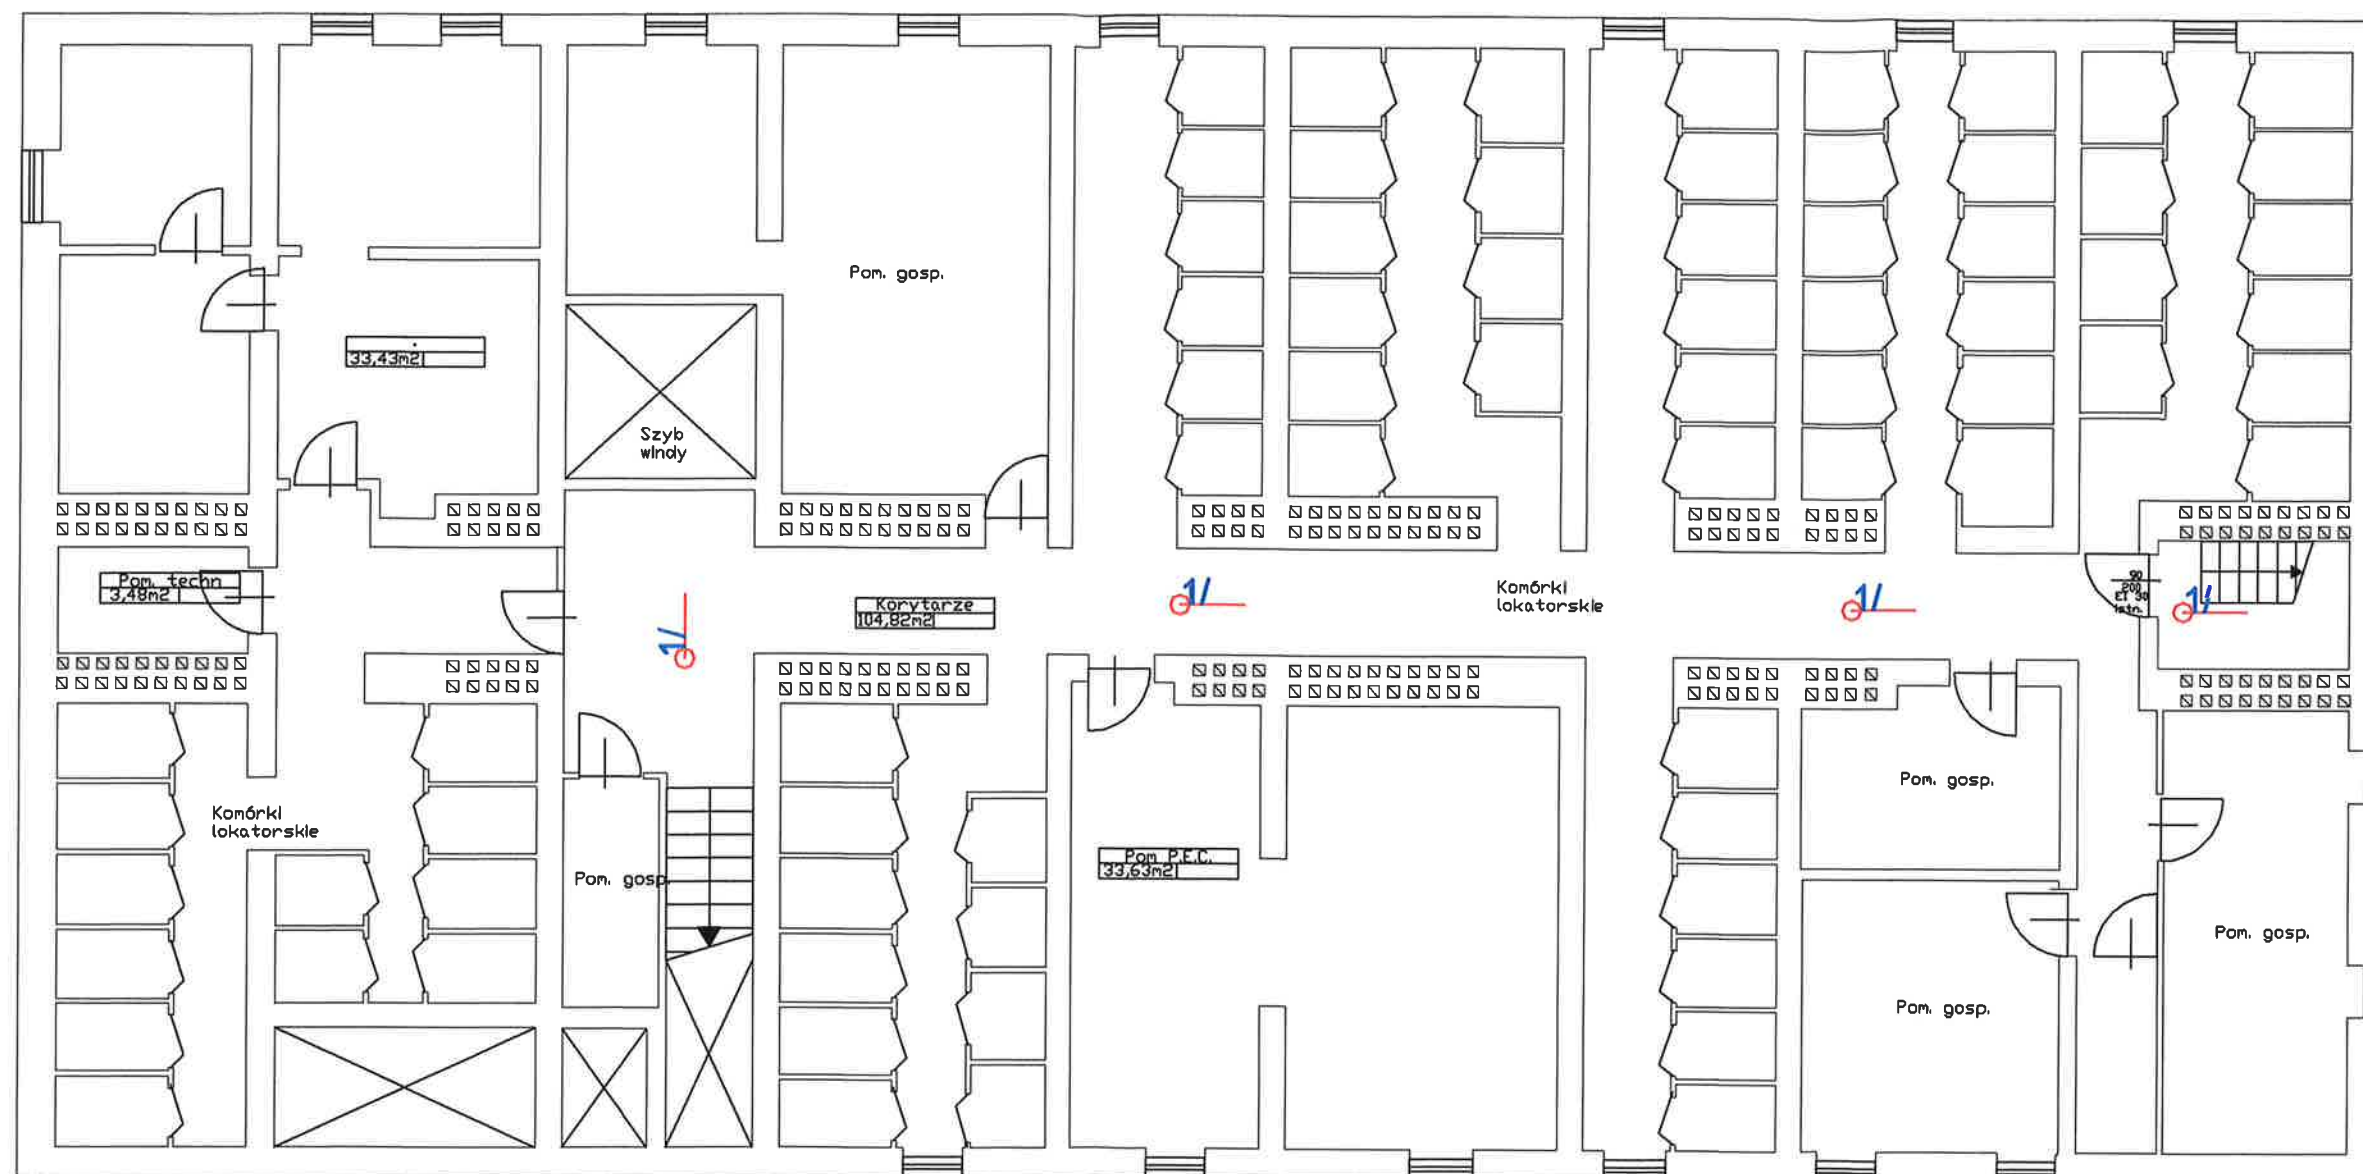


1 - Oprawa INTELIGHT STARLET EXTERNAL
SC 5W A AT 3h 96322 + soczewka SC
2 - Oprawa Primos Classik AT 1C
LED 5 T 1h ciemna z termostatem

NR RYS. 01	TEMAT:	PROJEKT INSTALACJI OŚWIETLENIA AWARYJNEGO		
DATA: Lisopad 2020 r.	ADRES:	Budynek mieszkalny wielorodzinny, ul. Elfów 32, 43-100 Tychy		
	INWESTOR:	Wspólnota Mieszkaniowa Nr 33/IV 43-100 Tychy, ul. Elfów 32		
SKALA: 1:100	NAZWA RYSUNKU:	Rzut piwnicy		
PROJEKTOWAŁ:	inż. Zbigniew Grzegorzewski	upr. nr 104/83		
OPRACOWAŁ:	mgr inż. Łukasz Miłkowski			
PIROTOKS Sp. z o.o. ul. Słonecznikowa 75, 40-748 Katowice				

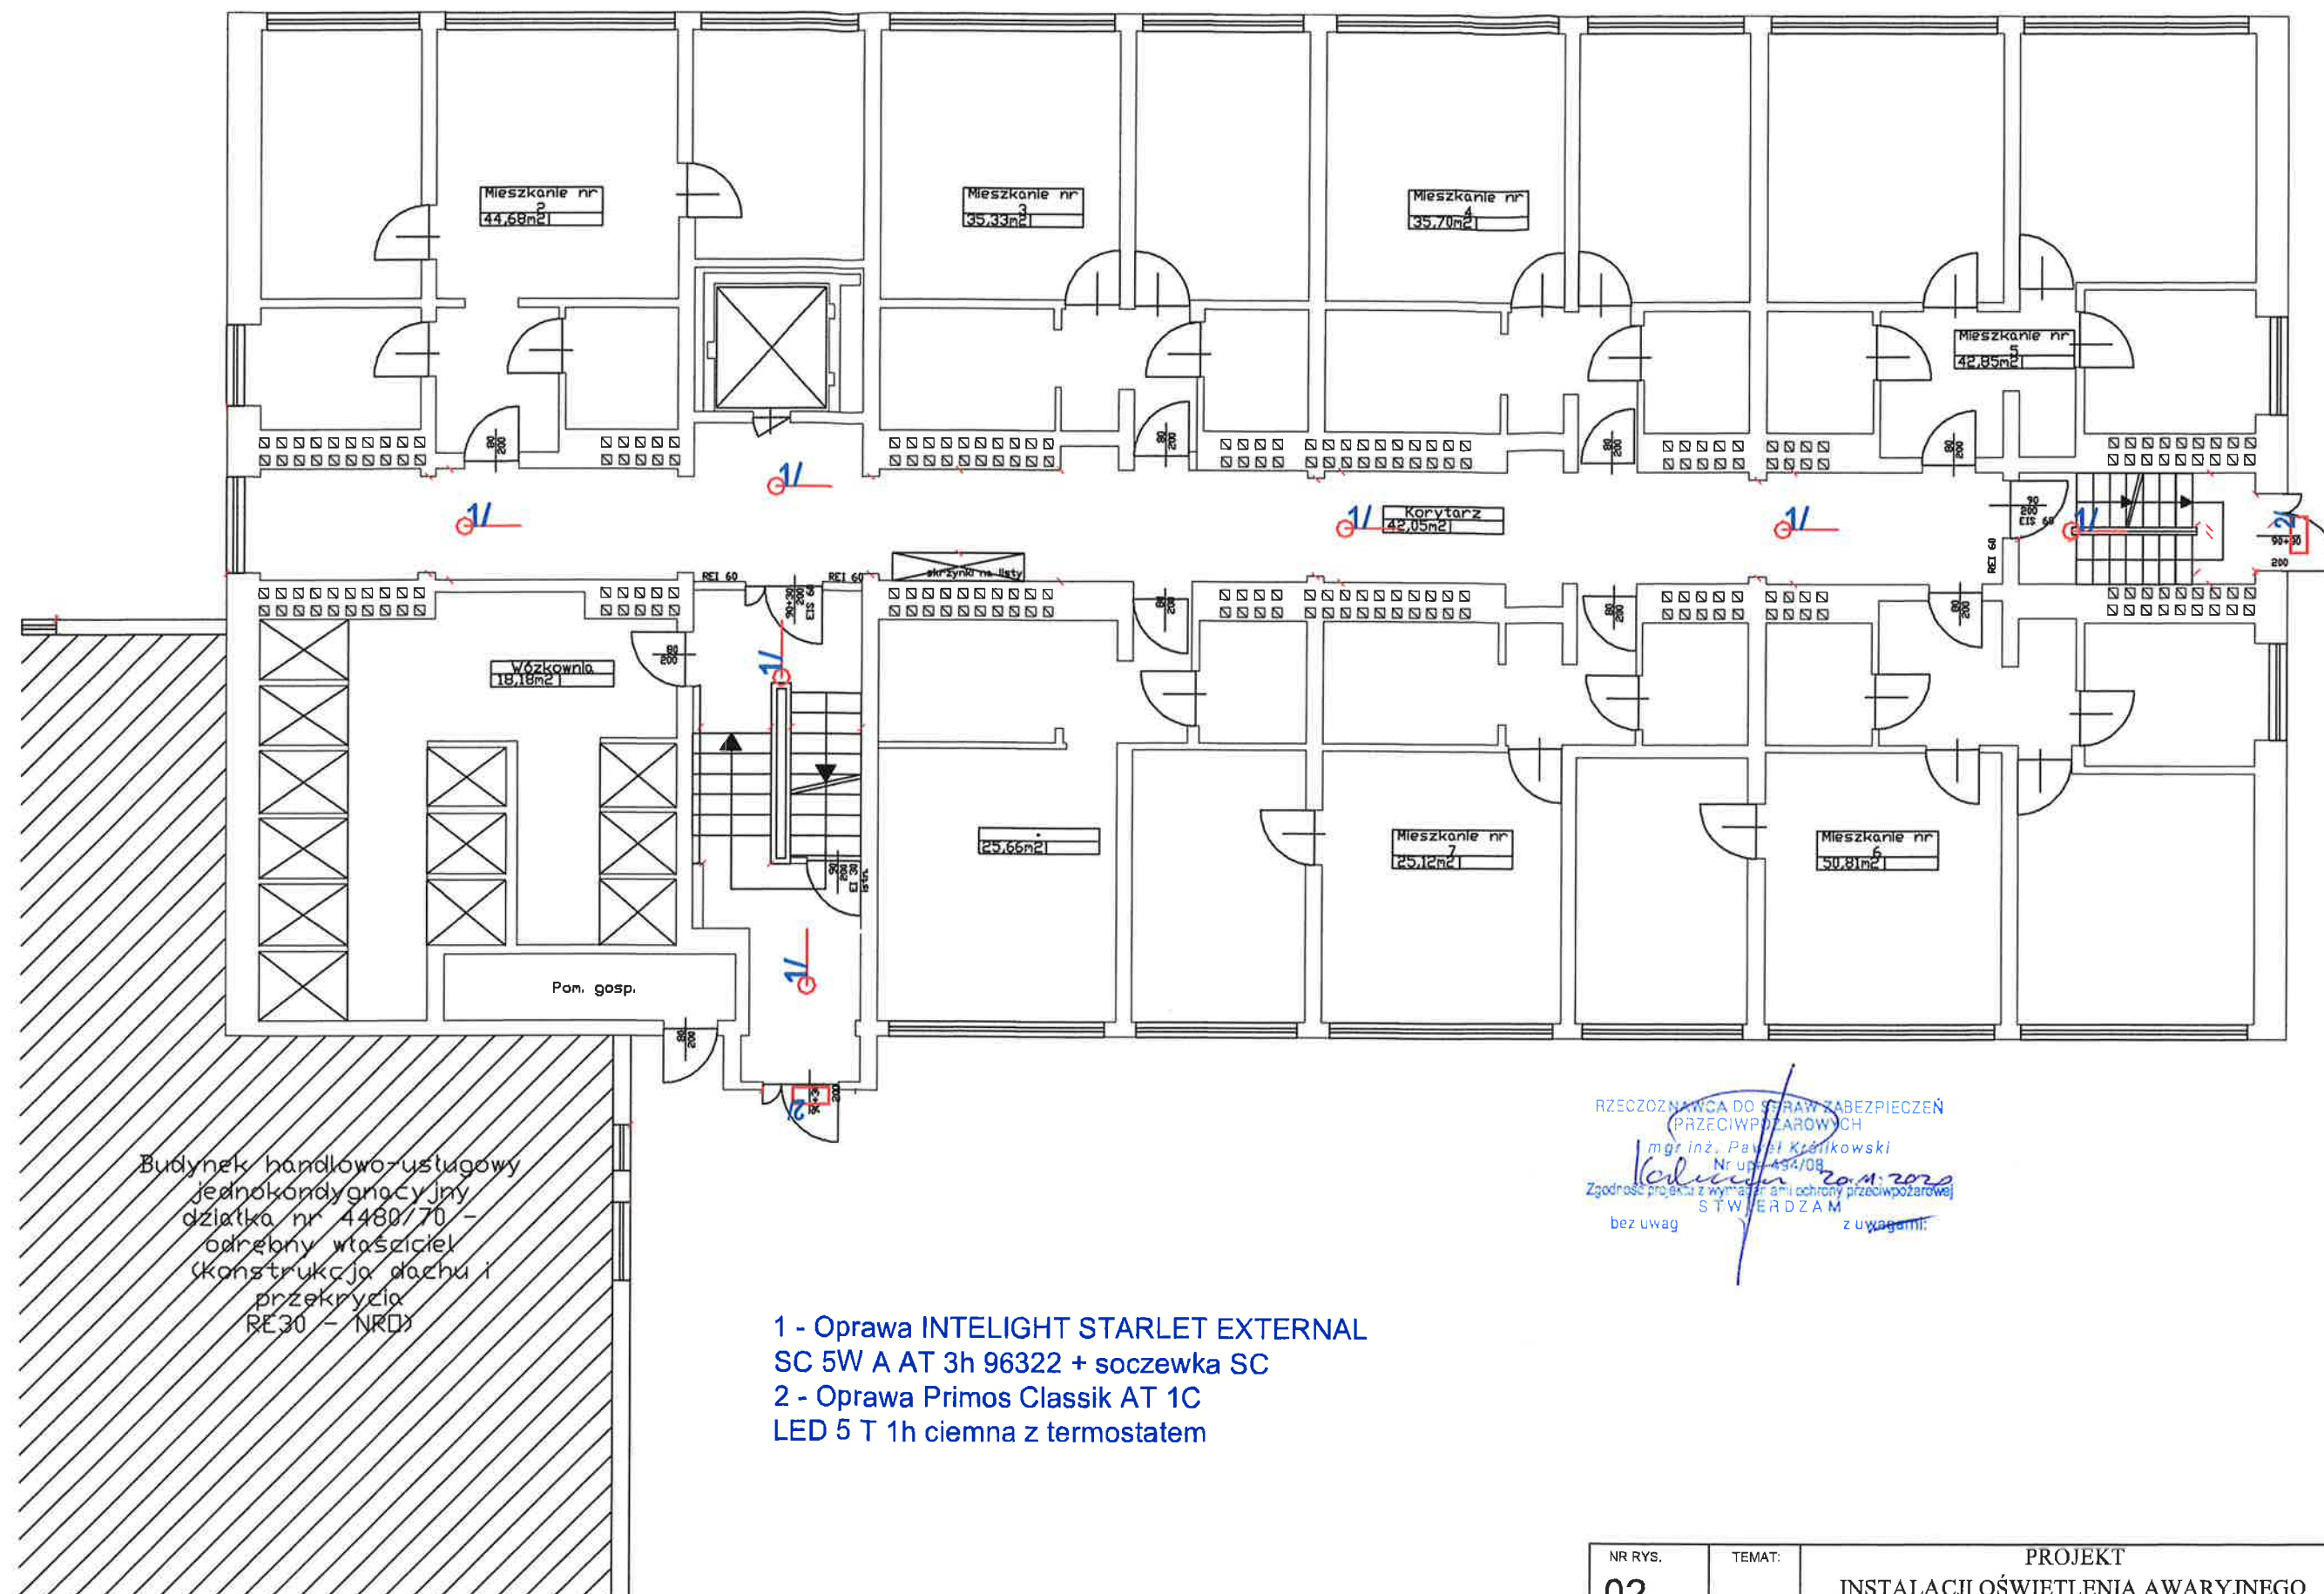


RZECZOZNAWCA DO SPRAW ZABEZPIECZEŃ
PRZECIWPÓŻAROWYCH
mgr inż. Paweł Królowski
Nr upr. 434/08
Zgodnie z wymaganiami ochrony przeciwpożarowej
STWIERDZAM
bez uwag z uwagami:

NR RYS.	TEMAT:	PROJEKT	
02		INSTALACJI OŚWIETLENIA AWARYJNEGO	
DATA: Lutopad 2020 r.	ADRES:	Budynek mieszkalny wielorodzinny, ul. Elfów 32, 43-100 Tychy	
	INWESTOR:	Wspólnota Mieszkaniowa Nr 33/IV 43-100 Tychy, ul. Elfów 32	
SKALA: 1:100	NAZWA RYSUNKU:	Rzut parteru	
PROJEKTOWAŁ:	inż. Zbigniew Grzegorzewski	upr. nr 104/83	
OPRACOWAŁ:	mgr inż. Łukasz Miłkowski		

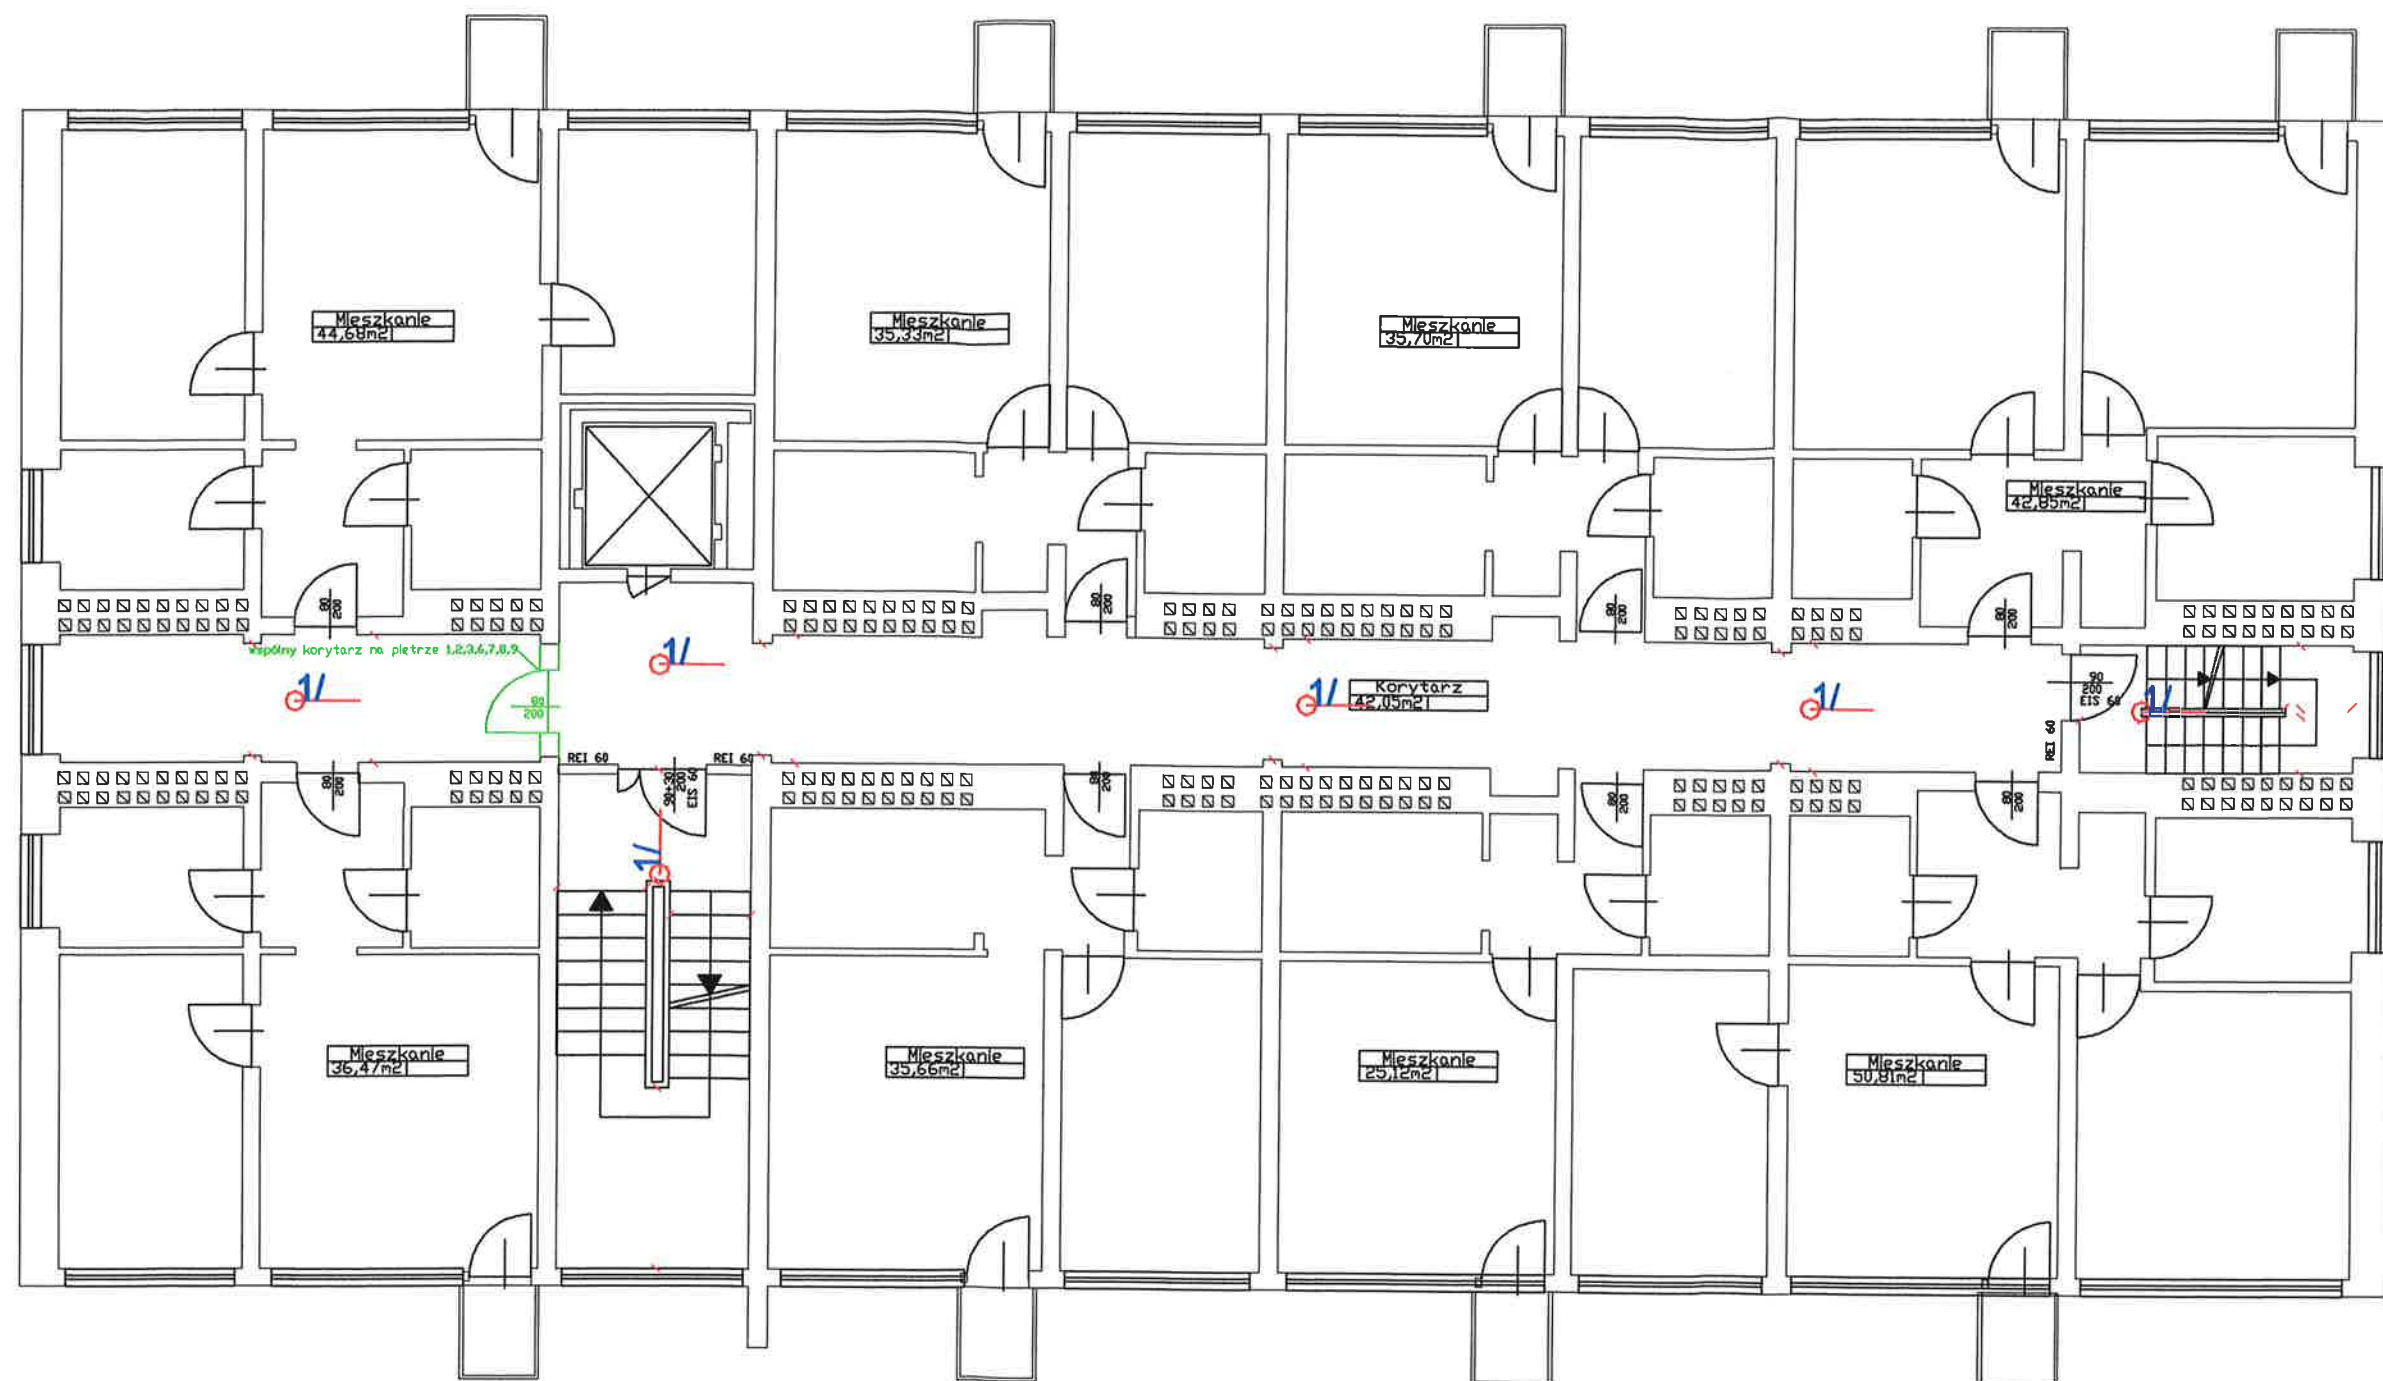

 1 - Oprawa INTELIGHT STARLET EXTERNAL
SC 5W A AT 3h 96322 + soczewka SC
2 - Oprawa Primos Classik AT 1C
LED 5 T 1h ciemna z termostatem

NR RYS. 03	TEMAT:	PROJEKT INSTALACJI OŚWIETLENIA AWARYJNEGO		
DATA: Lielopad 2020 r.	ADRES:	Budynek mieszkalny wielorodzinny, ul. Elfów 32, 43-100 Tychy		
	INWESTOR:	Wspólnota Mieszkaniowa Nr 33/IV 43-100 Tychy, ul. Elfów 32		
SKALA: 1:100	NAZWA RYSUNKU:	Rzut kondygnacji powtarzalnej		
PROJEKTOWAŁ:	inż. Zbigniew Grzegorzewski	upr. nr 104/83		
OPRACOWAŁ:	mgr inż. Łukasz Miłkowski			
PIROTOKS Sp. z o.o. ul. Słonecznikowa 75, 40-748 Katowice				