


LEGENDA :

- LE - licznik elektryczny
- LG - licznik gazowy
- TE - tablica bezpieczników , elektryczna
- ^T_K - złącze instalacji telewizji kablowej , telefonicznej
- ⊞ - przyłącze gazu
- .. - pion instalacji centralnego ogrzewania
- o w - pion instalacji wodociągowej
- o k - pion instalacji kanalizacyjnej
- 6/60 - grzejnik - ilość i wysokość żeberek
- Ł - grzejnik łazienkowy
- P - grzejnik panelowy
- F - grzejnik typu favier

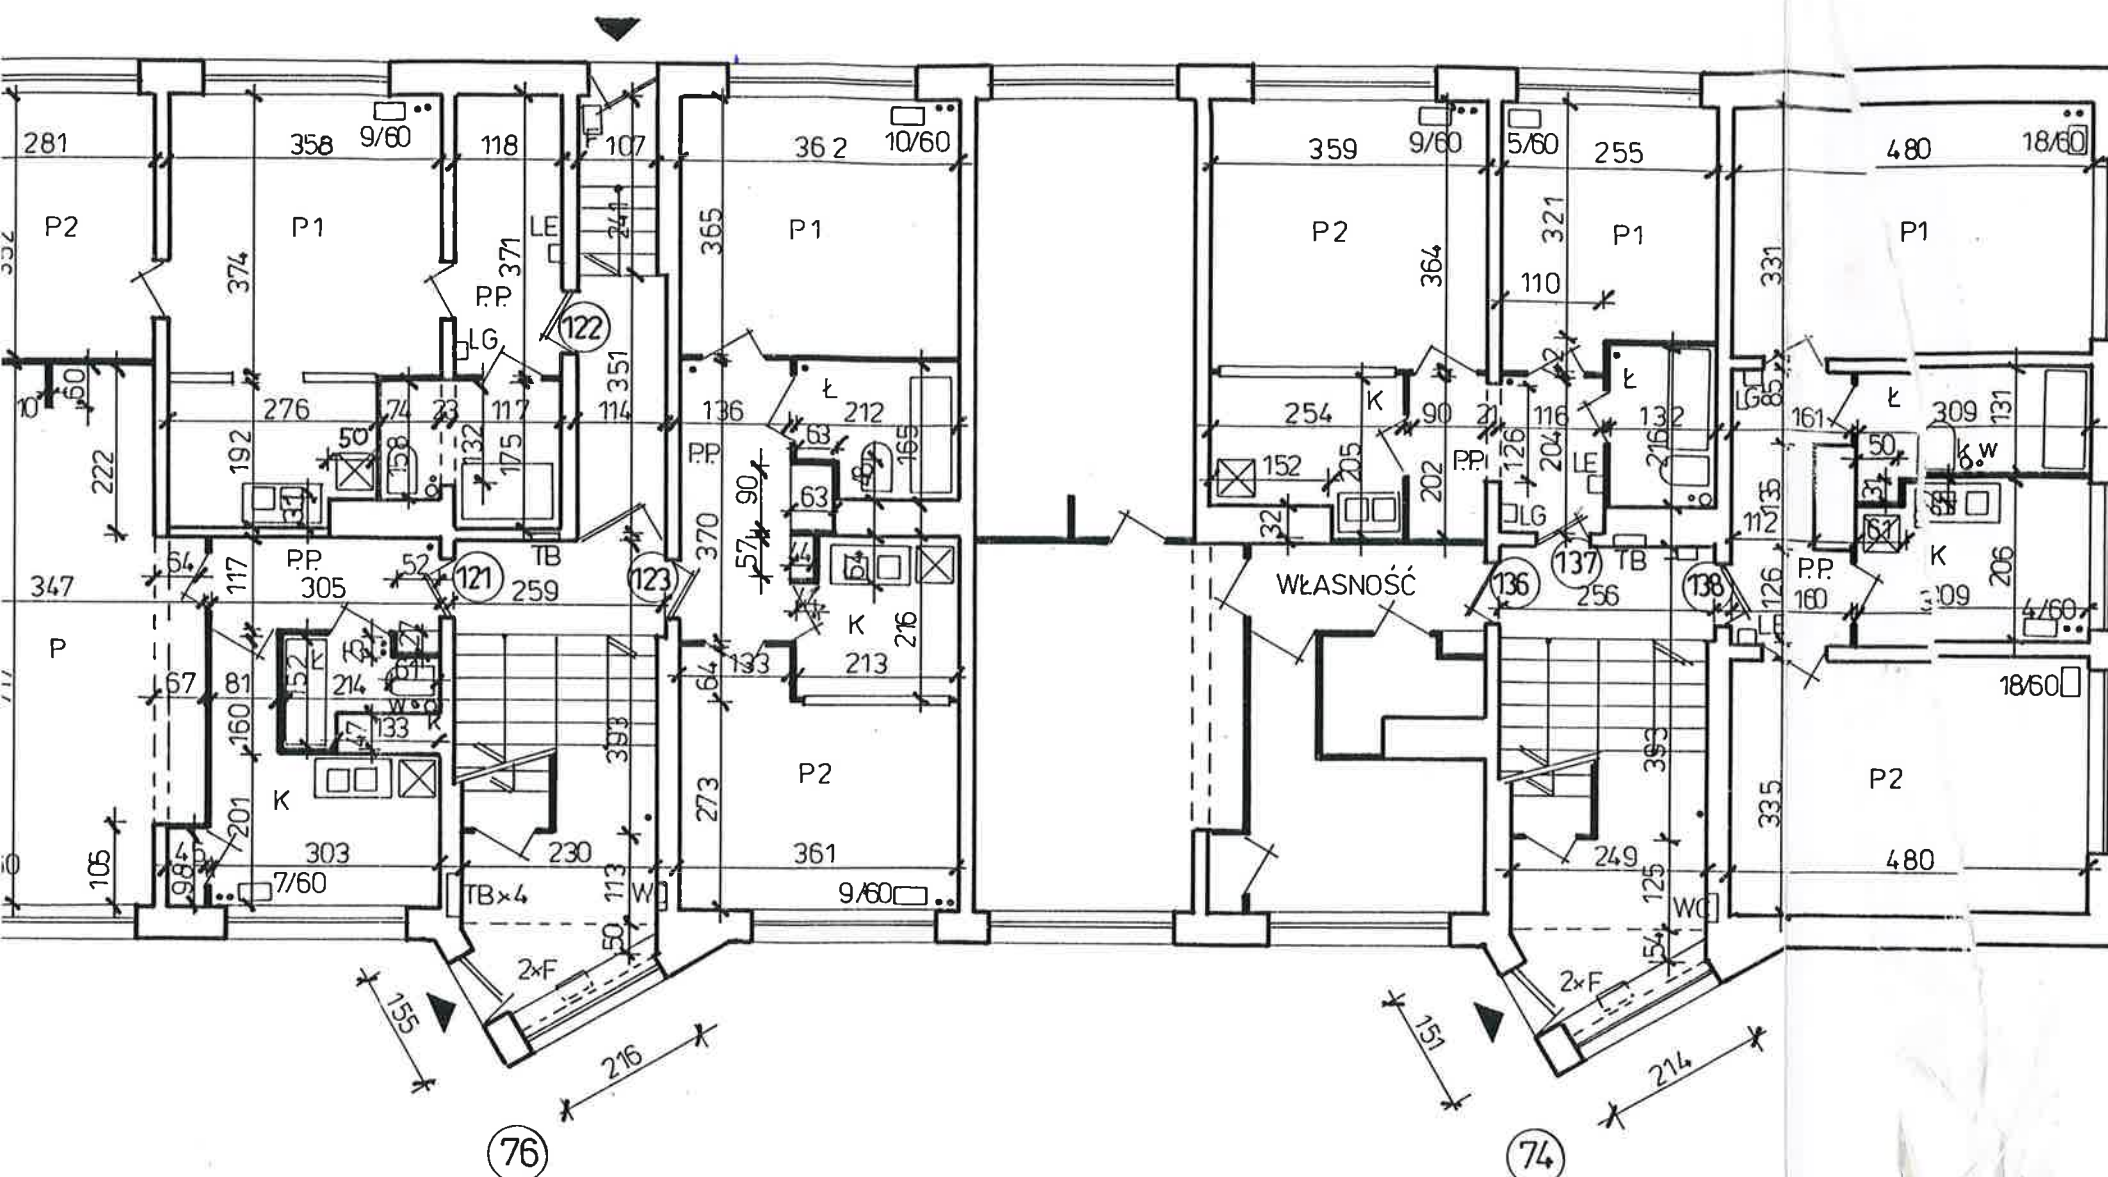

KLATKA NR 76

LOKAL NR 121	36,72 m ²
LOKAL NR 122	36,32 m ²
LOKAL NR 123	37,29 m ²

KLATKA NR 74

LOKAL NR 136	47,30 m ²
LOKAL NR 137	33,74 m ²
LOKAL NR 138	47,24 m ²


INWENTARYZACJA

UL. EDUKACJI 92 - 74

RZUT PARTERU 1:100

obiekt BUDYNEK MIESZKALNY WIELORODZINNY - INWENTARYZACJA - RZUT PARTERU			skala 1:100
inwestor Miejski Zarząd Budynków Mieszkalnych - Zakład Budżetowy Tychy, ul. Filaretów 31			data 12.1999r
adres budowy Tychy, ul. Edukacji 74-92			nr rys. 3
autor mgr inż. arch. Małgorzata Witkowska nr upr.bud.specj.arch. 221/91		podpis <i>[signature]</i>	

LOKAL NR 61	46,75 m ²
LOKAL NR 62	33,44 m ²
LOKAL NR 63	36,91 m ²

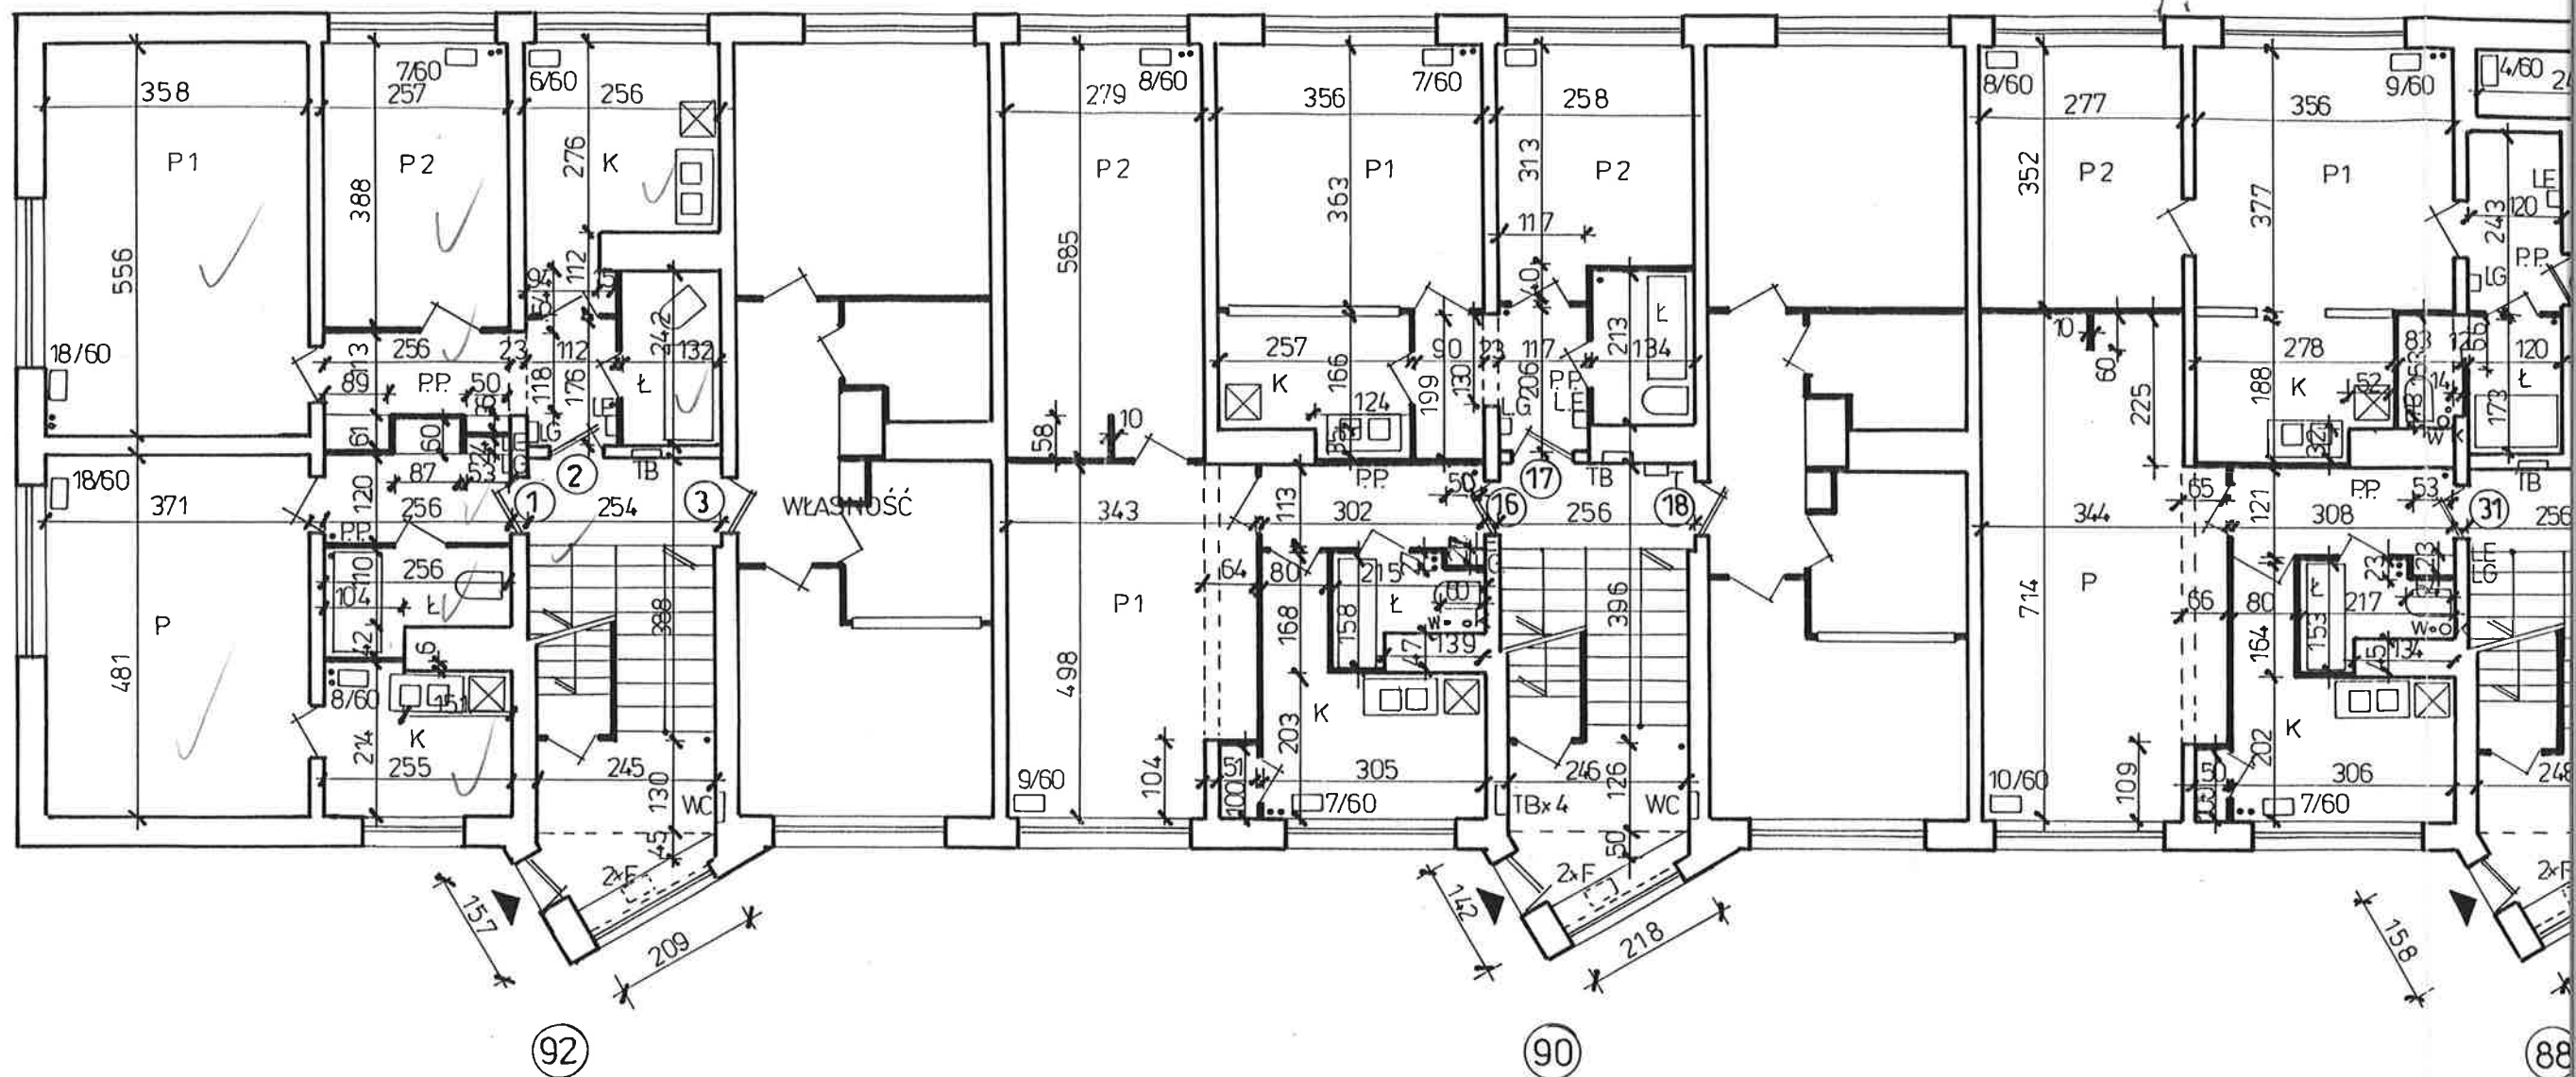

KLATKA NR 92

LOKAL NR 1	30,19 m ²
LOKAL NR 2	47,12 m ²
LOKAL NR 3	36,50 m ²

KLATKA NR 90

LOKAL NR 16	46,86 m ²
LOKAL NR 17	33,51 m ²
LOKAL NR 18	37,35 m ²

KLATKA NR 88

LOKAL NR 31	
LOKAL NR 32	
LOKAL NR 33	