




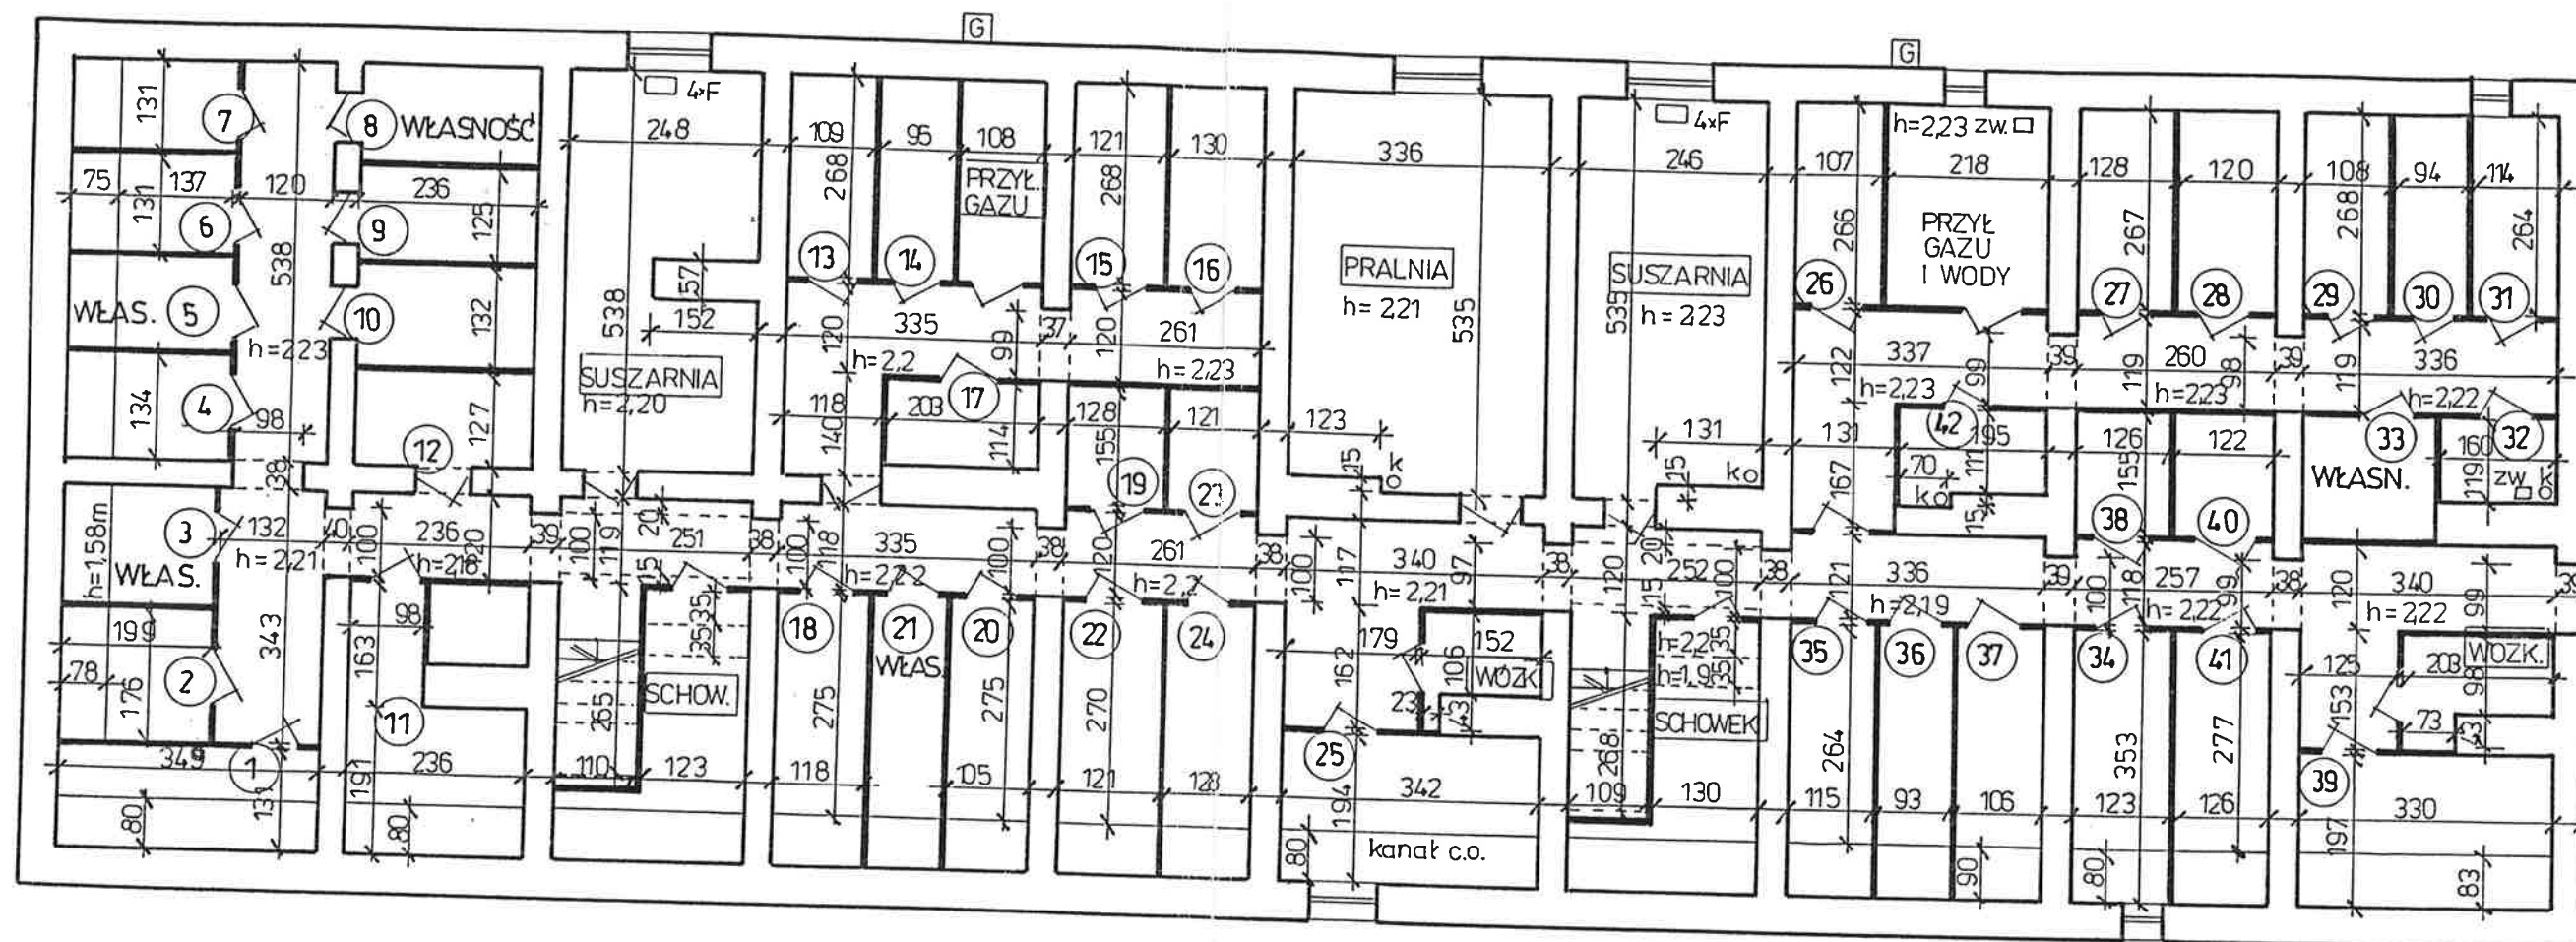


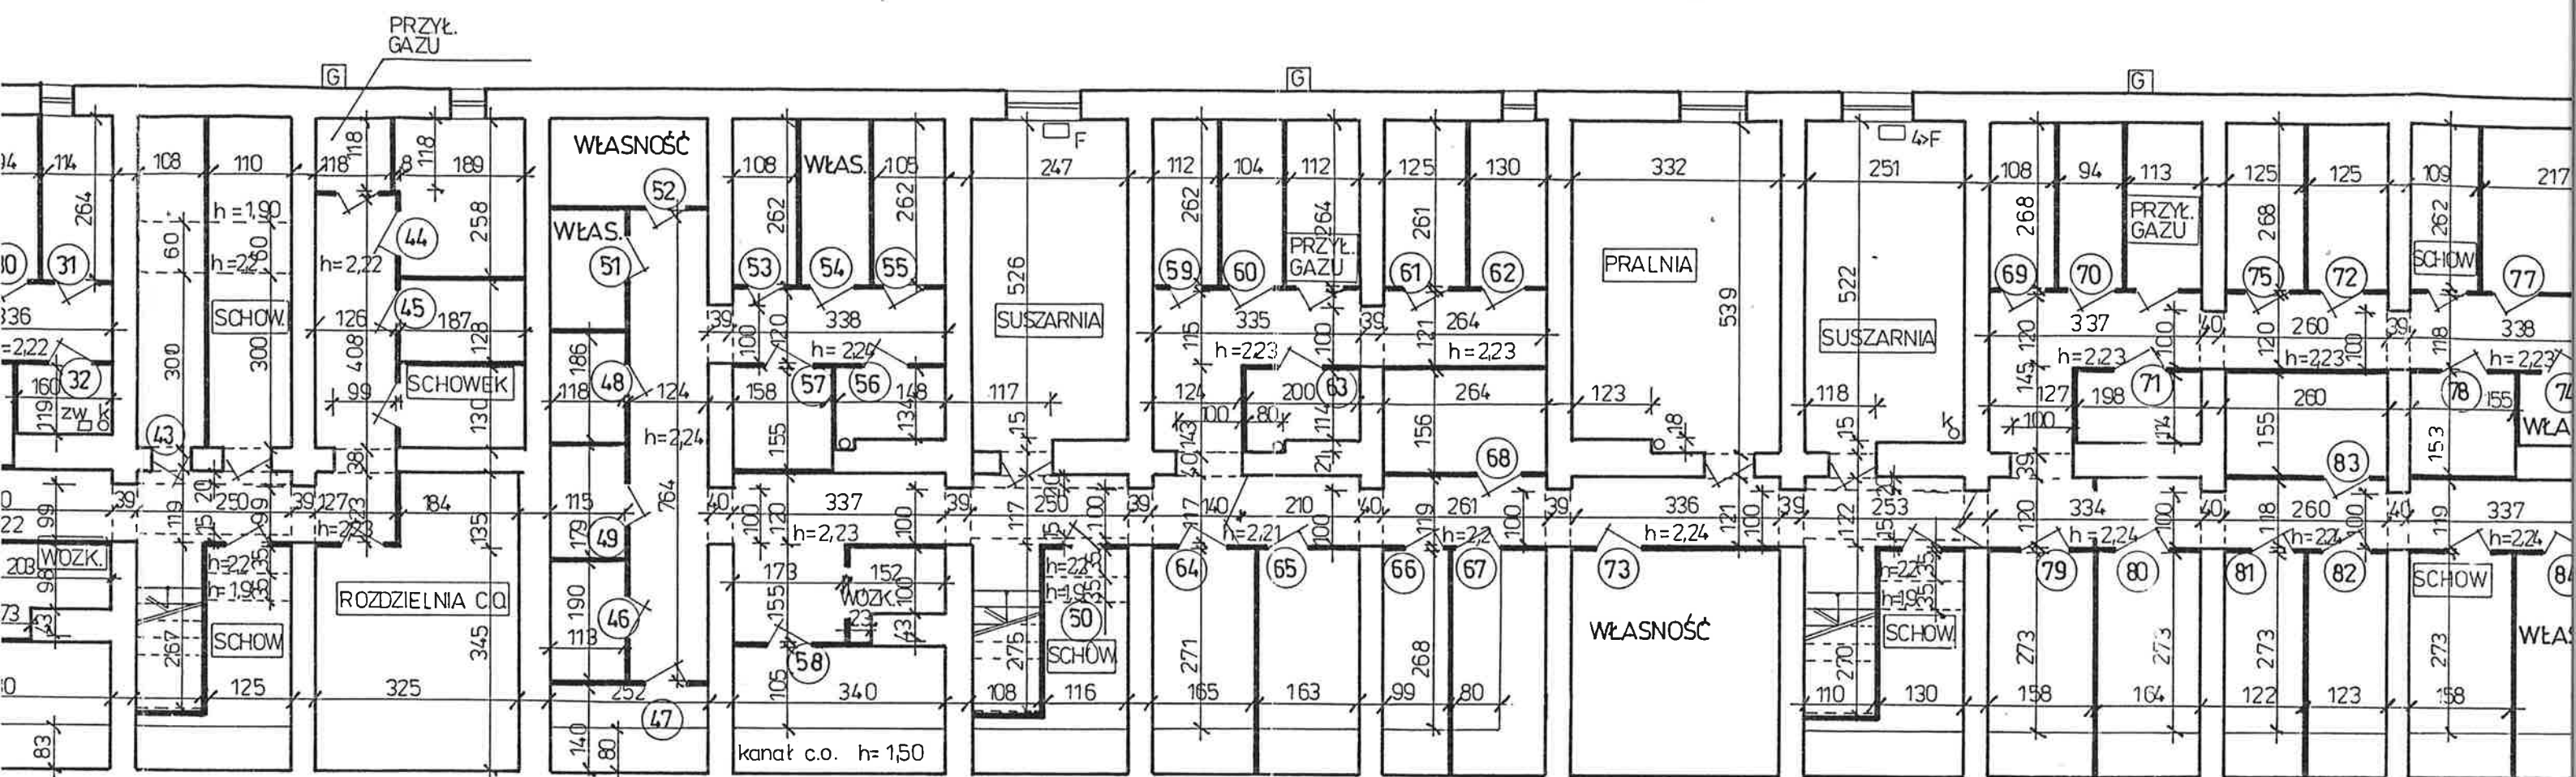

(86)

(84)

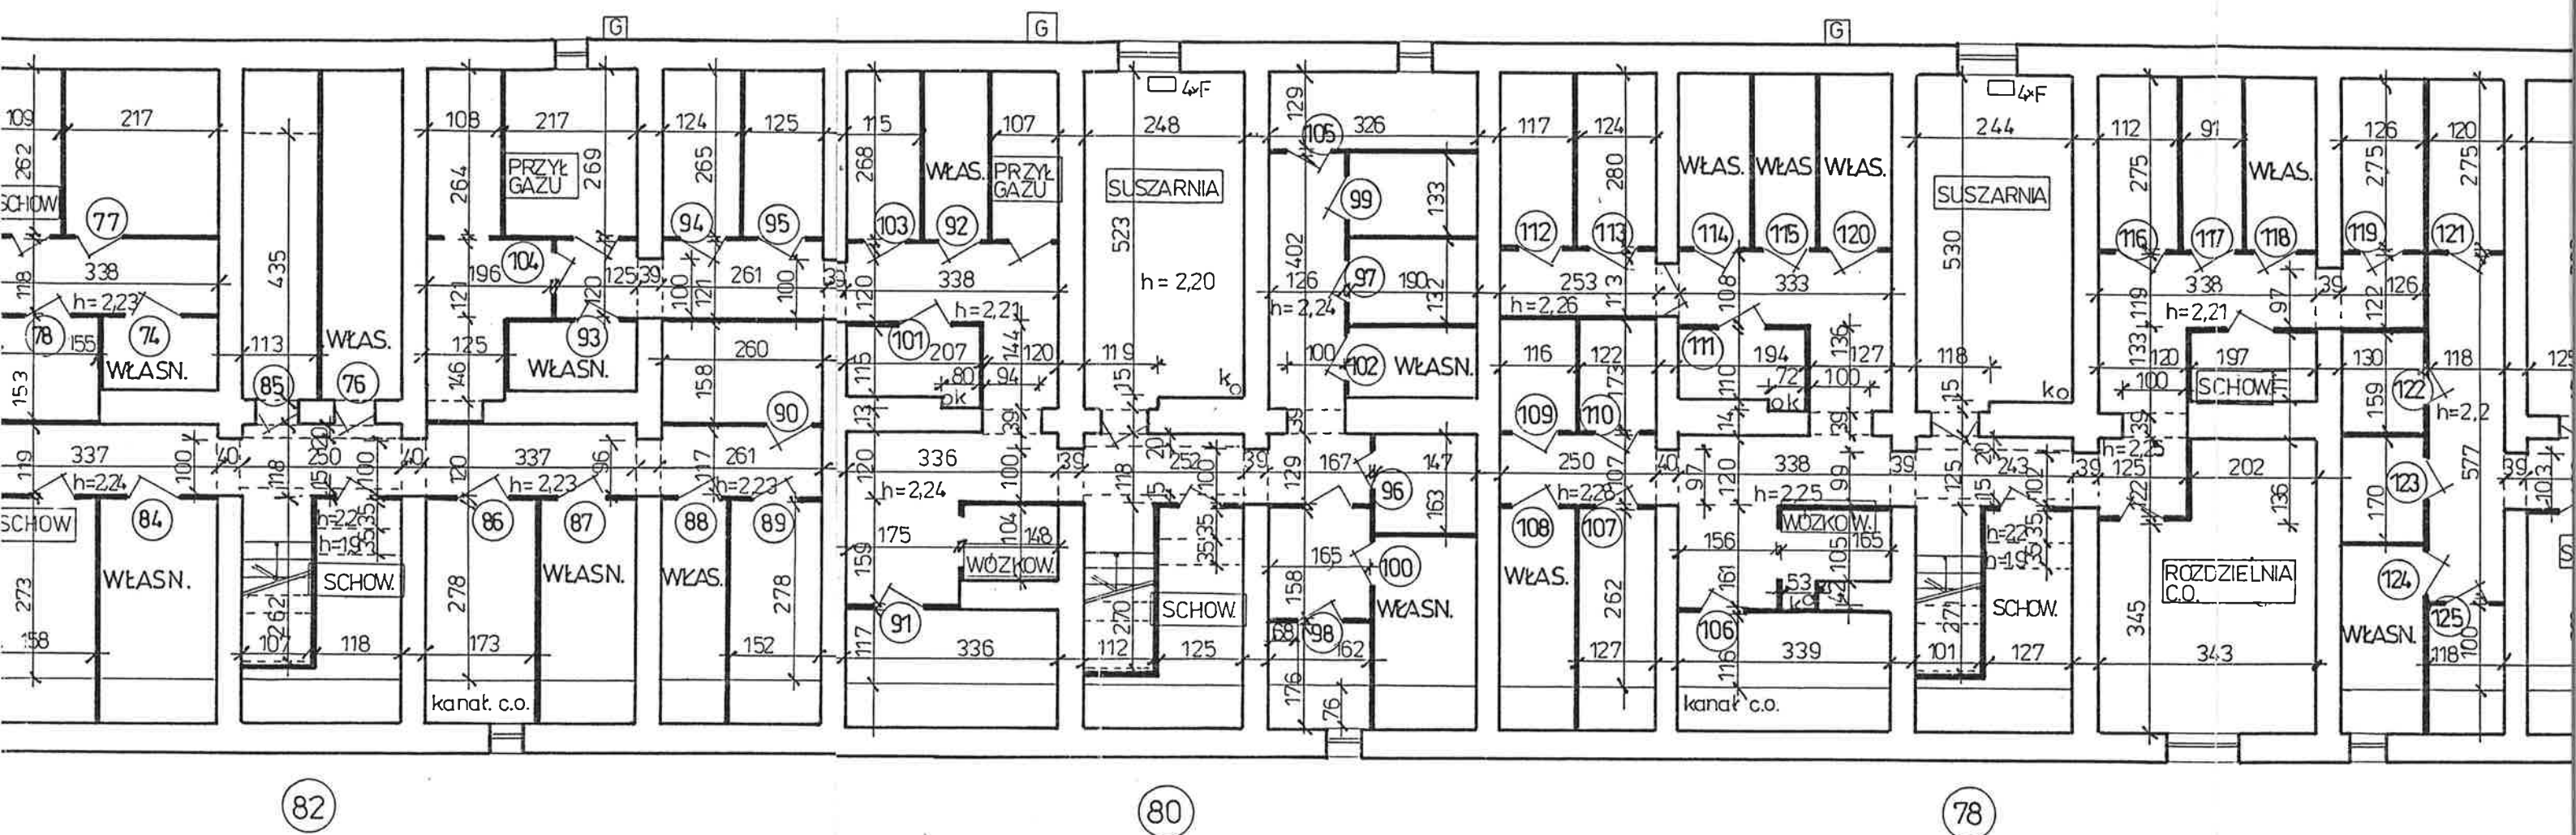

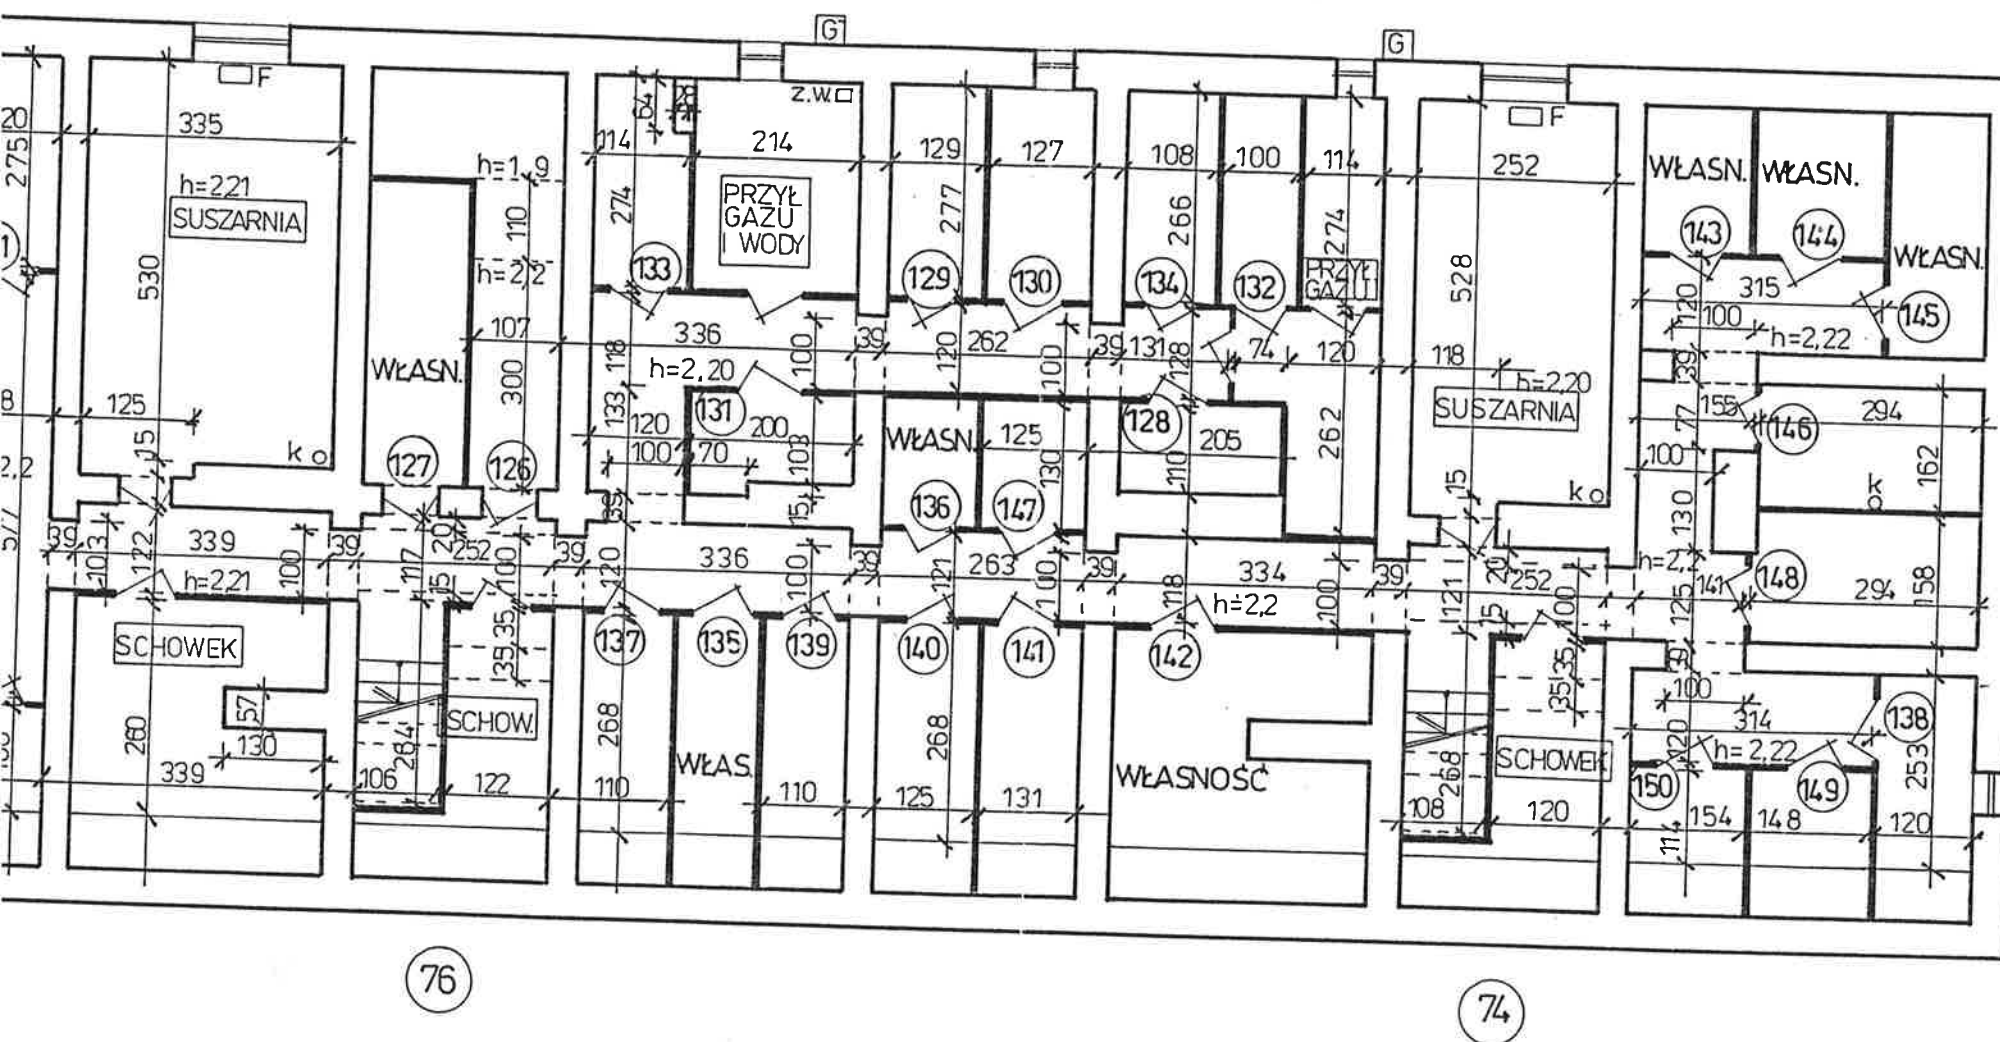

LEGENDA :

- LE - licznik elektryczny
- LG - licznik gazowy
- TE - tablica bezpieczników , elektryczna
- T K - złącze instalacji telewizji kablowej , telefonicznej
- G - przyłącze gazu
- - pion instalacji centralnego ogrzewania
- o w - pion instalacji wodociągowej
- o k - pion instalacji kanalizacyjnej
- 6/60 - grzejnik - ilość i wysokość żeberek
- Ł - grzejnik łazienkowy
- P - grzejnik panelowy
- F - grzejnik typu favier

INWENTARYZACJA UL. EDUKACJI 92 - 74

RZUT PIWNIC 1:100

obiekt BUDYNEK MIESZKALNY WIELORODZINNY - INWENTARYZACJA - RZUT PIWNIC		
inwestor Miejski Zarząd Budynków Mieszkalnych - Zakład Budżetowy	Tychy, ul. Filaretów 31	skala 1:100
adres budowy Tychy, ul. Edukacji 74-92		data 12.1999r
autor mgr inż. arch. Małgorzata Witkowska nr upr.bud.specj.arch. 221/91	podpis	